

**STAROSTA PILSKI
WYRYS
Z MAPY EWIDENCYJNEJ**

Skala 1: 1000

WOJEWÓDZTWO: WIELKOPOLSKIE

POWIAT: PILSKI

GMINA: PŁA

OBRĘB: PŁA-36

NR DZIAŁKI: 367/6, 368

NR ARKUSZA: 4


D.Z.: 1780/2012

**Starosta Pilski
Powiatowy Ośrodek Dokumentacji
Geodezyjnej i Kartograficznej w Pile**
Poświadczam zgodność niniejszej mapy z oryginałem
przyjętym do państwowego zasobu geodezyjnego
i kartograficznego w dniu 1999-2012
i zaewidencjonowanym pod nr 101-36/4
**Niniejsza mapa nie może służyć
dla celów projektowych**
dnia 2012-04-10
(imię i nazwisko, podpis, stanowisko
służbowe osoby upoważnionej)

Danuta Paszkowska
Inspektor w Powiatowym Ośrodku
Dokumentacji Geodezyjnej i Kartograficznej

**Starosta Pilski
Powiatowy Ośrodek Dokumentacji
Geodezyjnej i Kartograficznej w Pile**
Reprodukowanie, rozpowszechnianie i rozprowadzanie
niniejszego dokumentu wymaga zezwolenia
o którym mowa w art 18 ustawy z dnia 17 maja 1989 r.
-Prawo geodezyjne i kartograficzne (Dz. U. z 2005 r.
Nr 240, poz. 2027)
2012-04-10
(data)
(imię i nazwisko, podpis, stanowisko
służbowe osoby upoważnionej)

Danuta Paszkowska
Inspektor w Powiatowym Ośrodku
Dokumentacji Geodezyjnej i Kartograficznej

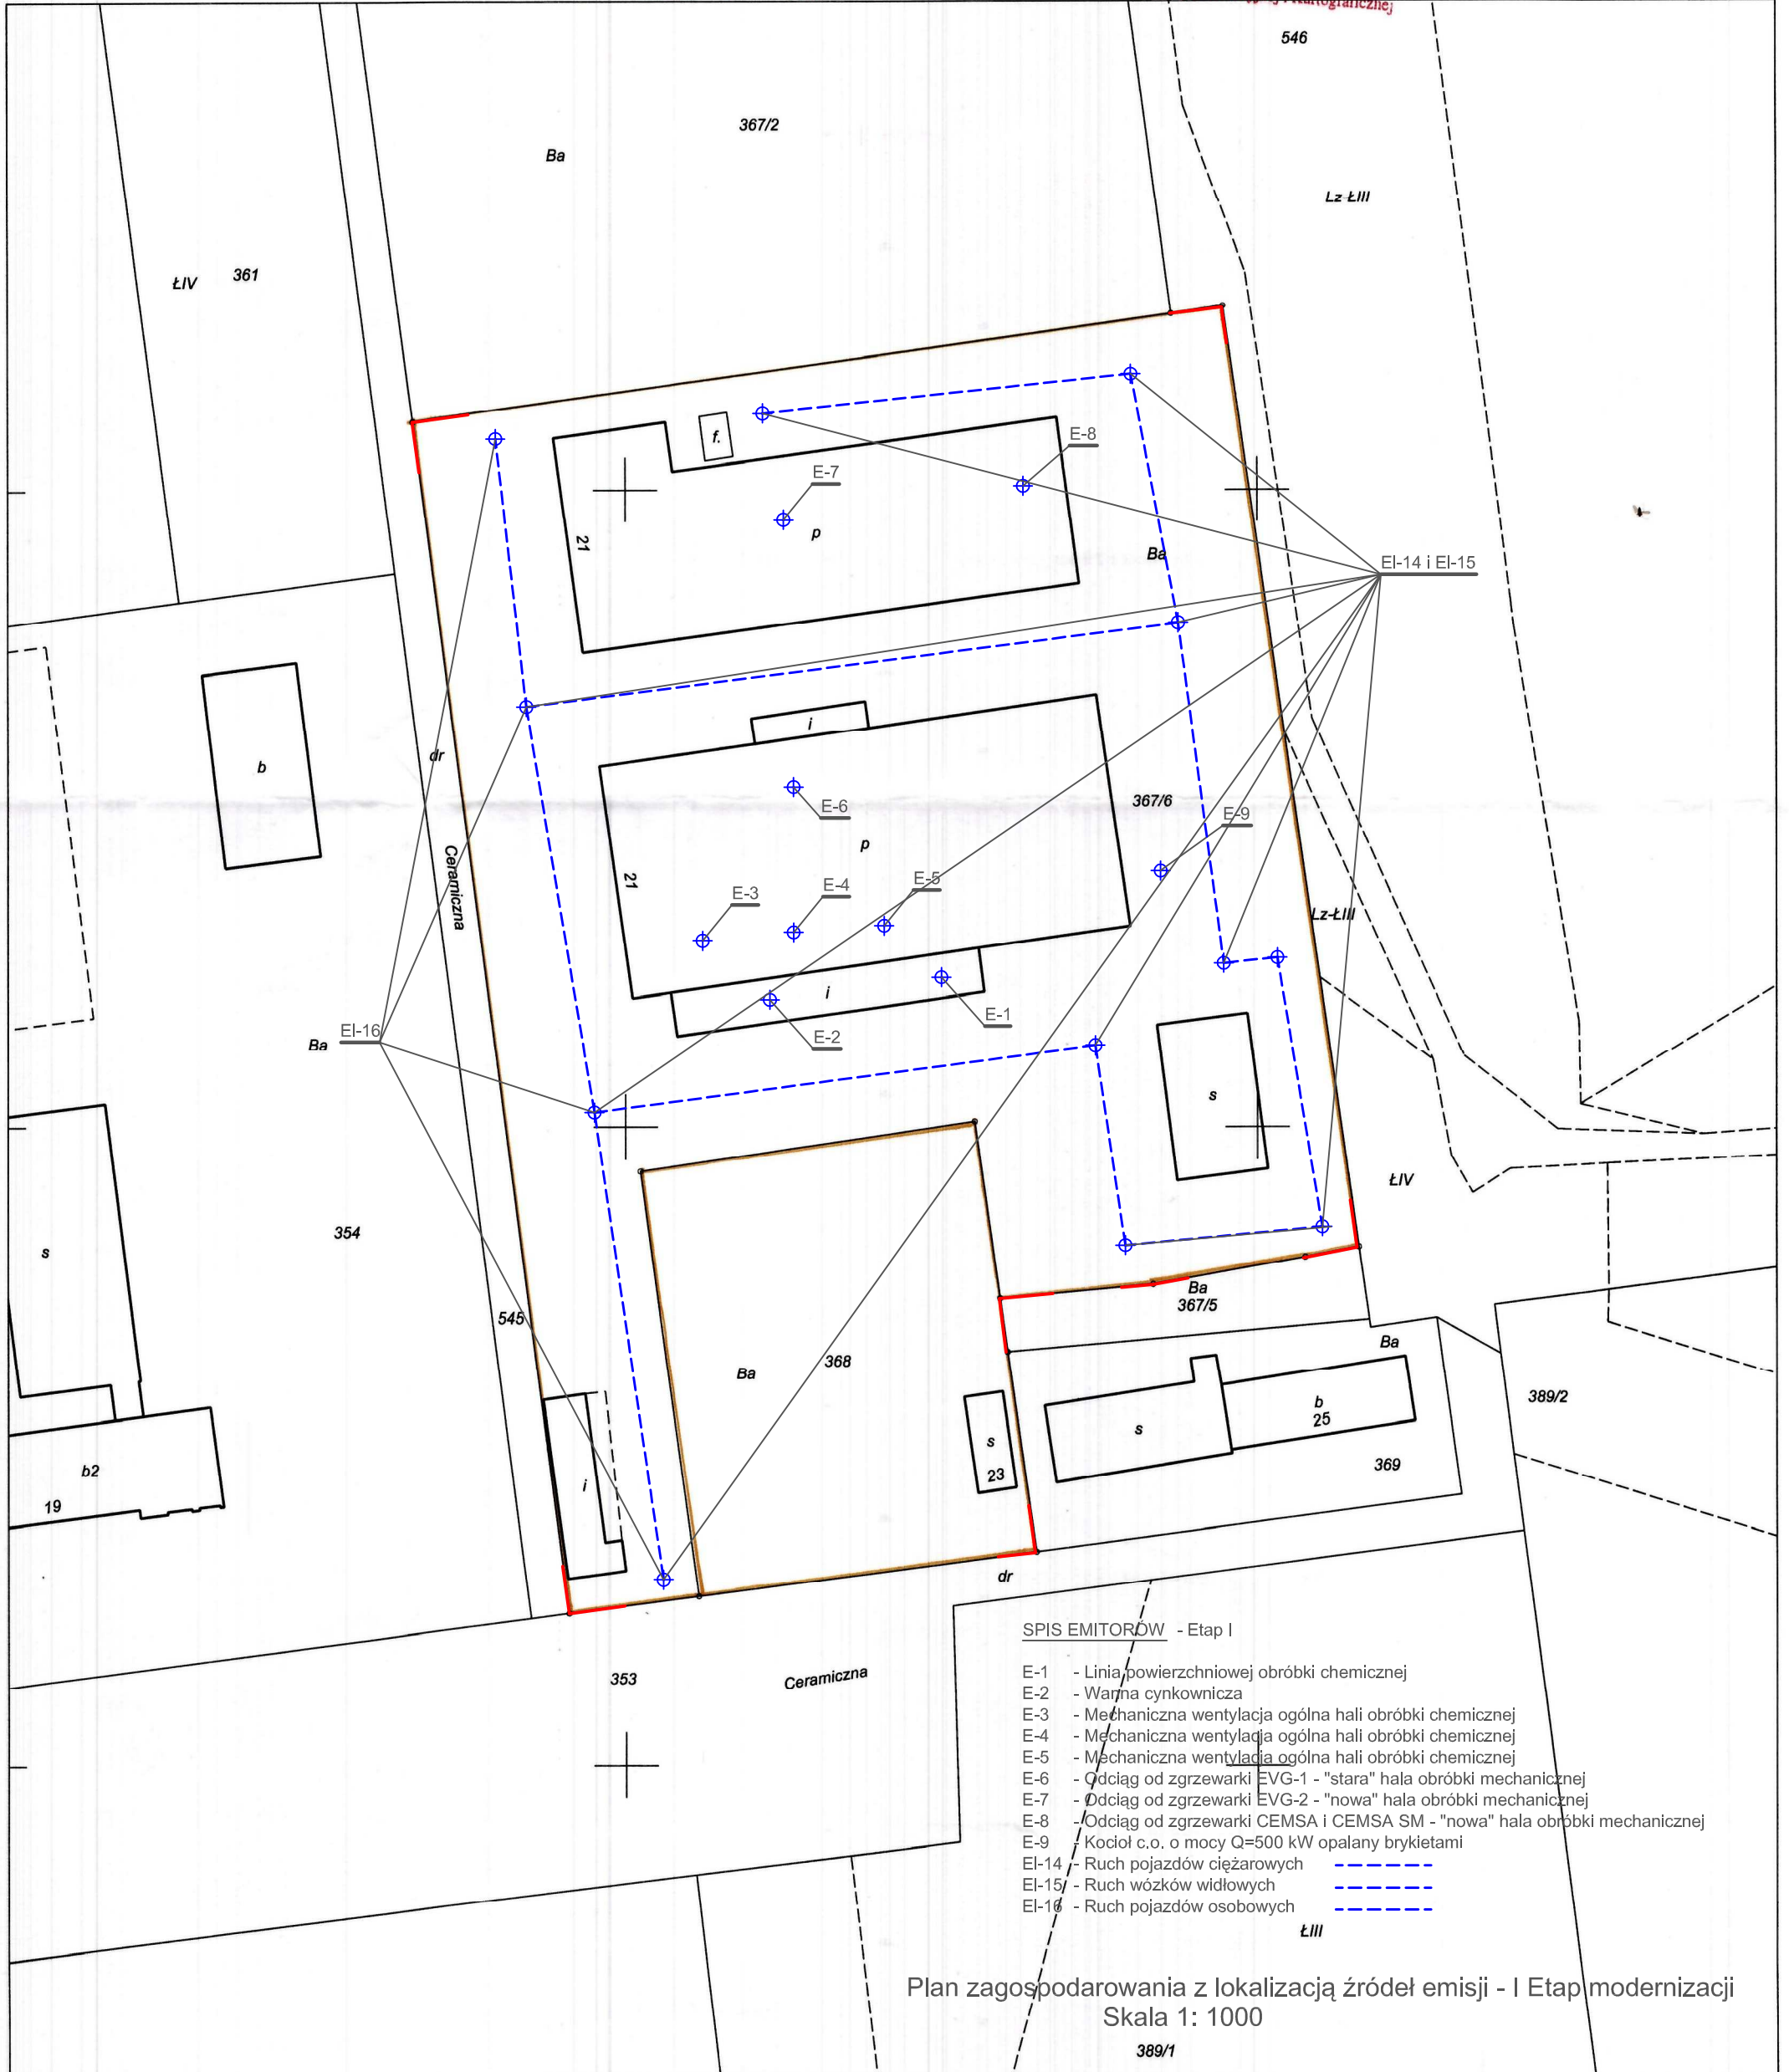

SPIS EMITORÓW - Etap I

- E-1 - Linia powierzchniowej obróbki chemicznej
- E-2 - Warownia cynkownicza
- E-3 - Mechaniczna wentylacja ogólna hali obróbki chemicznej
- E-4 - Mechaniczna wentylacja ogólna hali obróbki chemicznej
- E-5 - Mechaniczna wentylacja ogólna hali obróbki chemicznej
- E-6 - Odciąg od zgrzewarki EVG-1 - "stara" hala obróbki mechanicznej
- E-7 - Odciąg od zgrzewarki EVG-2 - "nowa" hala obróbki mechanicznej
- E-8 - Odciąg od zgrzewarki CEMSA i CEMSA SM - "nowa" hala obróbki mechanicznej
- E-9 - Kocioł c.o. o mocy Q=500 kW opalany brykietami
- EI-14 - Ruch pojazdów ciężarowych
- EI-15 - Ruch wózków widłowych
- EI-16 - Ruch pojazdów osobowych

Plan zagospodarowania z lokalizacją źródeł emisji - I Etap modernizacji
Skala 1: 1000