

**Zarządzenie Nr 283(243)15**  
**Prezydenta Miasta Piły**  
**z dnia 18 sierpnia 2015 r.**

**w sprawie wyrażenia zgody na ustanowienie służebności przesyłu**

Na podstawie art. 30 ust. 1 i ust. 2 pkt 3 ustawy z dnia 08 marca 1990 r. o samorządzie gminnym (t.j. Dz. U. z 2013 r., poz. 594 ze zm.), art. 13 ust. 1 ustawy z dnia 21 sierpnia 1997 r. o gospodarce nieruchomościami (t. j. Dz. U. z 2015 r., poz. 782 ze zm.), art. 305<sup>1</sup> ustawy z dnia 23 kwietnia 1964 r. Kodeks cywilny (t. j. Dz. U. z 2014 r., poz. 121 ze zm.) oraz § 21 uchwały Nr XXIX/360/08 Rady Miasta Piły z dnia 16 grudnia 2008 r. w sprawie określenia zasad prowadzenia gospodarki nieruchomościami w Gminie Piła (Dz. Urz. Woj. Wlkp. z 2009 r., Nr 69, poz. 965), zarządzam co następuje:

§ 1. 1. Wyrażam zgodę na ustanowienie służebności przesyłu na nieruchomości oznaczonej numerem geodezyjnym 315/13 (obręb 19) o powierzchni 1,1310 ha (Bp – zurbanizowane tereny niezabudowane) położonej w Pile przy ul. Mickiewicza, opisanej w księdze wieczystej nr PO1I/00004769/3; na rzecz Miejskiej Energetyki Ciepłej Piła Sp. z o. o. z siedzibą w Pile (64-920) przy ul. Kaczorskiej 20, której własność stanowią urządzenia nienależące do części składowych nieruchomości, tj rurociągi ciepłne o długości 11,5 m; polegającej na prawie korzystania z nieruchomości obciążonej w części o powierzchni 0,0017 ha; w granicach lokalizacji urządzeń wskazanej na mapie informacyjnej stanowiącej załącznik do niniejszego zarządzenia.

2. Ustanowienie służebności nastąpi odpłatnie, na czas nieokreślony.


3. Szczegółowe warunki ustanowienia służebności przesyłu zostaną określone w protokole z rokowań.

§ 2. Wykonanie zarządzenia powierzam Dyrektorowi Wydziału Gospodarki Nieruchomościami.

 
§ 3. Zarządzenie wchodzi w życie z dniem podpisania.

PREZYDENT MIASTA PIŁY

/-/ dr inż. Piotr Głowski

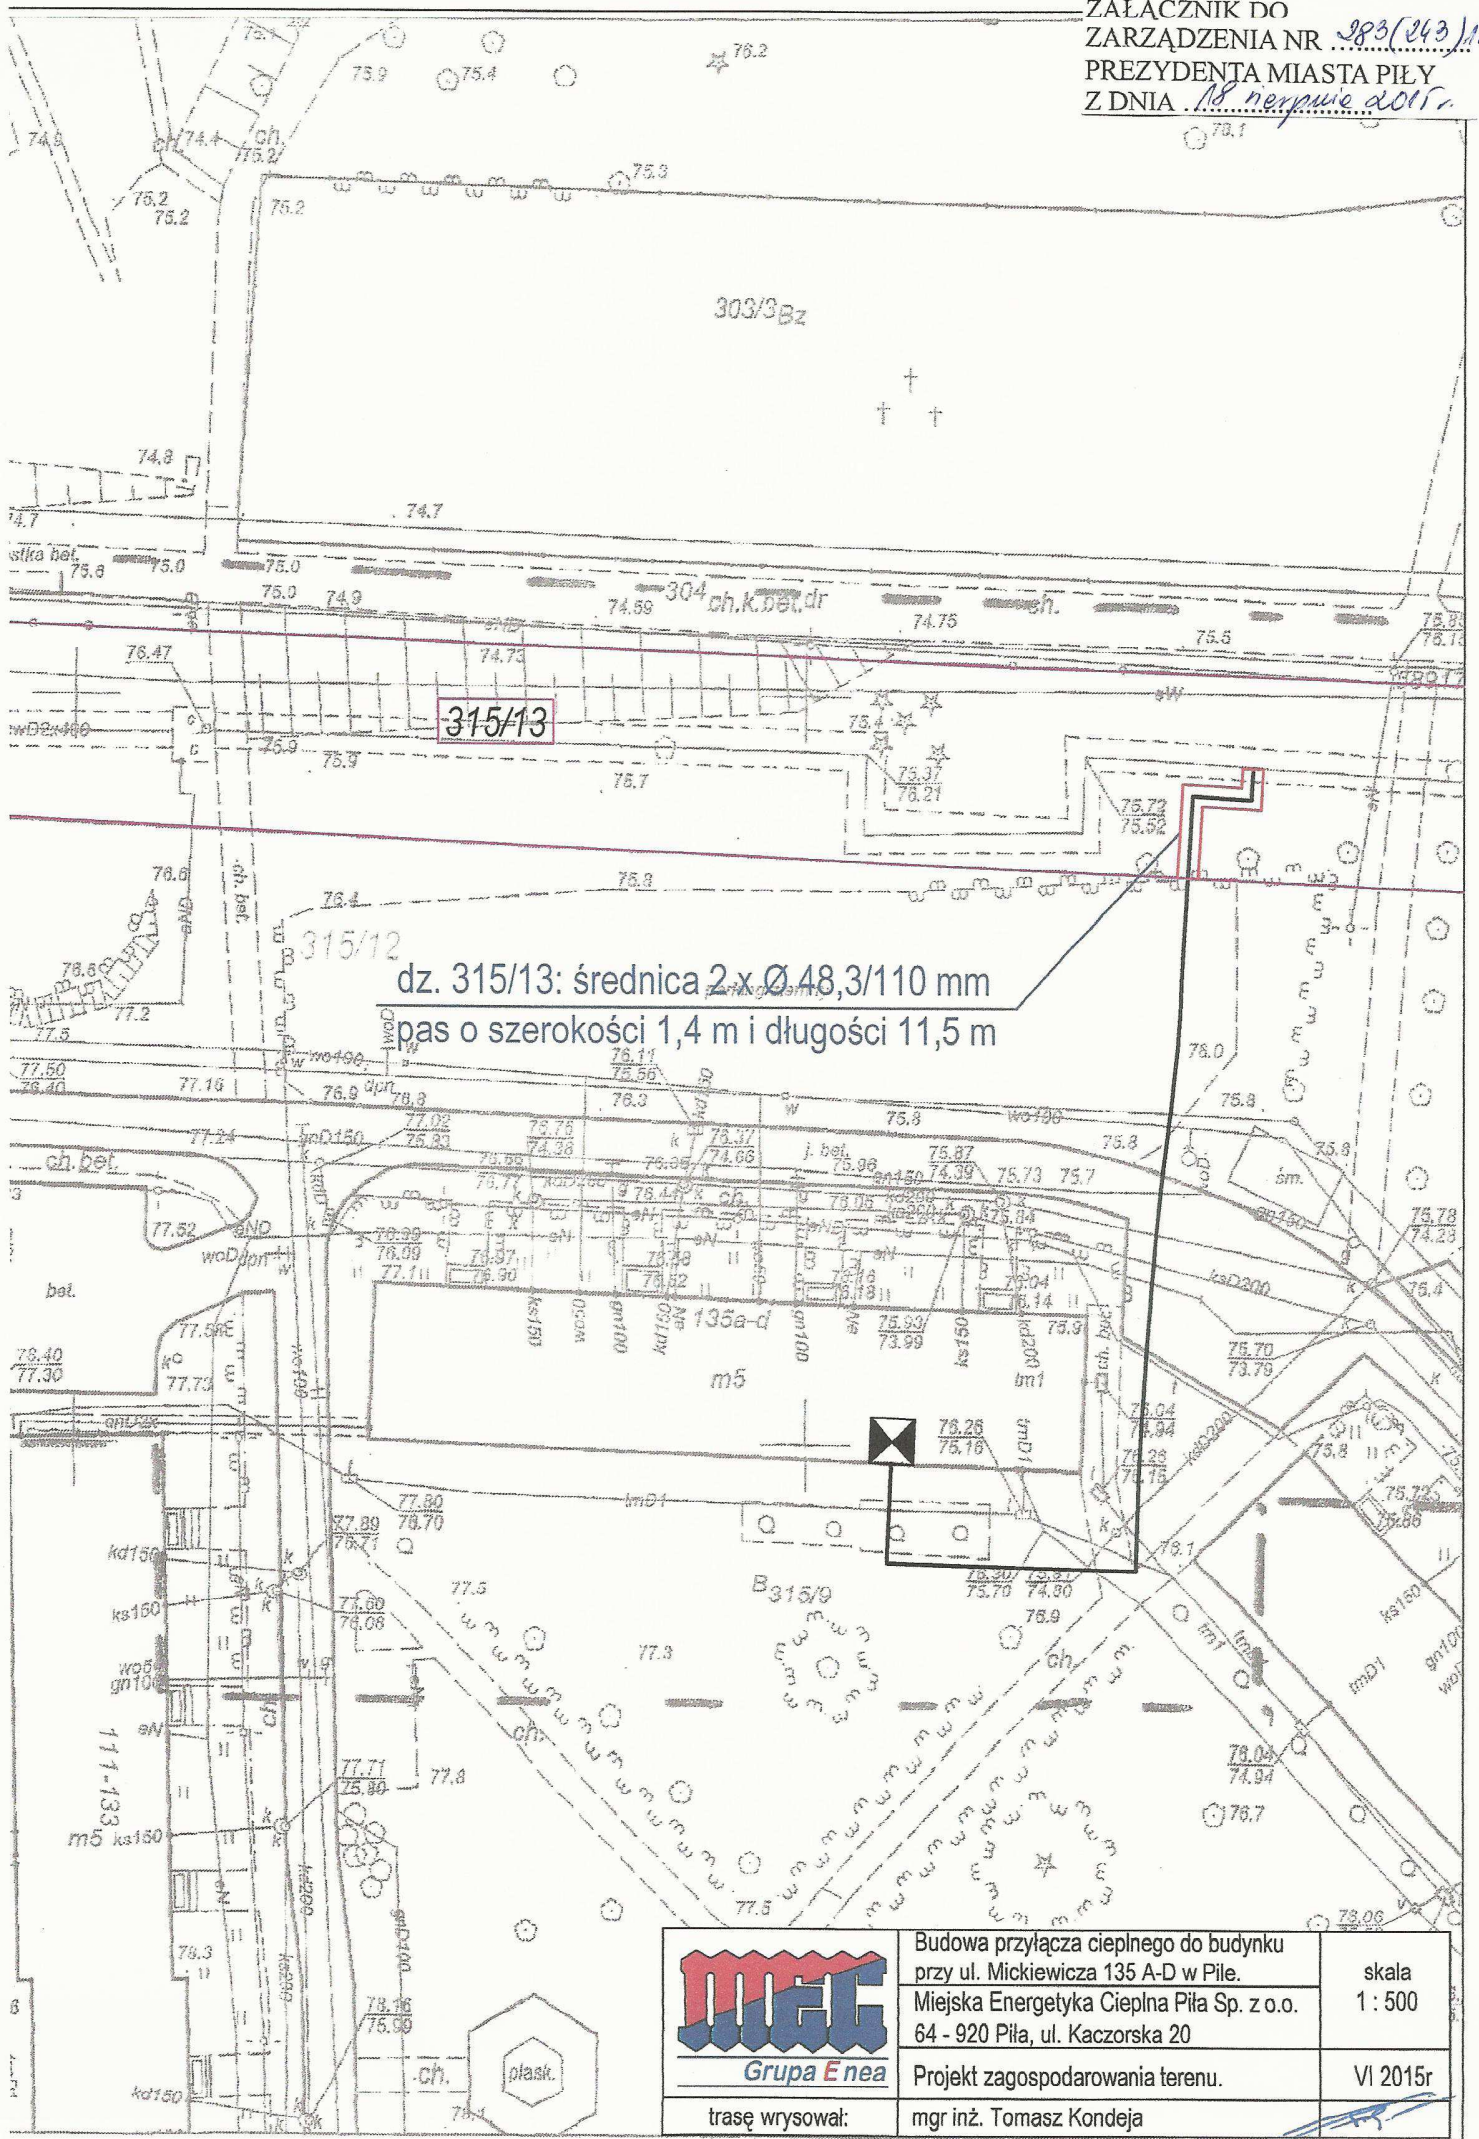

dz. 315/13: średnica 2 x Ø 48,3/110 mm  
 pas o szerokości 1,4 m i długości 11,5 m

 <b>Grupa Enea</b>	Budowa przyłącza ciepłego do budynku przy ul. Mickiewicza 135 A-D w Piłe.	skala 1 : 500
	Miejska Energetyka Ciepła Piła Sp. z o.o. 64 - 920 Piła, ul. Kaczorska 20	Projekt zagospodarowania terenu.
trasę wrysował:	mgr inż. Tomasz Kondeja	