

ZARZĄDZENIE NR 81P/388/16

PREZYDENTA MIASTA PIŁY

z dnia 20 grudnia 2016r.

w sprawie wyrażenia zgody na ustanowienie służebności przesyłu

Na podstawie art. 30 ust. 1 i ust. 2 pkt 3 ustawy z dnia 8 marca 1990 r. o samorządzie gminnym (Dz. U. z 2016 r. poz. 446 z późn. zm.), art. 13 ust. 1 ustawy z dnia 21 sierpnia 1997 r. o gospodarce nieruchomościami (Dz. U. z 2015 r. poz. 1774 z późn. zm.), art. 305¹ ustawy z dnia 23 kwietnia 1964 r. Kodeks cywilny (Dz. U. z 2016 r. poz. 380 z późn. zm.) oraz § 21 uchwały Nr XXIX/360/08 Rady Miasta Piły z dnia 16 grudnia 2008 r. w sprawie określenia zasad prowadzenia gospodarki nieruchomościami w Gminie Piła (Dz. Urz. Woj. Wlkp. z 2009 r., Nr 69, poz. 965) zarządza się, co następuje:

§ 1. 1. Wyraża się zgodę na ustanowienie służebności przesyłu na nieruchomości opisanej w księdze wieczystej nr PO1I/00004768/6 prowadzonej przez Sąd Rejonowy w Pile, składającej się z działek oznaczonych numerami geodezyjnymi 327/1 i 328 (obręb 18) o powierzchni 0,3621 ha (B – tereny mieszkaniowe), położonych w Pile przy ul. Towarowej 3, 9-11; na rzecz Miejskich Wodociągów i Kanalizacji Sp. z o. o. z siedzibą w Pile (64-920) przy ul. Chopina 2, której własność stanowi urządzenie nienależące do części składowych nieruchomości, tj. kanalizacja deszczowa o długości 100 m (z pasem technicznym o szerokości 1,8 m); polegającej na prawie korzystania z nieruchomości obciążonej w części o powierzchni 0,018 ha; w granicach lokalizacji urządzenia wskazanej na mapie informacyjnej stanowiącej załącznik do zarządzenia.

2. Ustanowienie służebności nastąpi odpłatnie, na czas nieokreślony.

3. Szczegółowe warunki ustanowienia służebności przesyłu zostaną określone w protokole z rokowań.

§ 2. Wykonanie zarządzenia powierza się Dyrektorowi Wydziału Gospodarki Nieruchomościami.

§ 3. Zarządzenie wchodzi w życie z dniem podpisania.

PREZYDENT MIASTA PIŁY
dr inż. Piotr Ciowski

Mapa do celów projektowych

skala 1:500

autor: ...

opracowanie: ...

projektant: ...

data: ...

tytuł: ...

adres: ...

nr projektu: ...

nr działki: ...

nr ewidencji: ...

nr lokalu: ...

nr części: ...

nr składowki: ...

nr działki: ...

nr części: ...

nr składowki: ...

nr działki: ...

nr części: ...


nr składowki: ...

nr działki: ...

nr części: ...

nr składowki: ...

ZAŁĄCZNIK DO ZARZĄDZENIA
PREZYDENTA MIASTA PIŁY
Z DNIA...
PIŁ 328/16

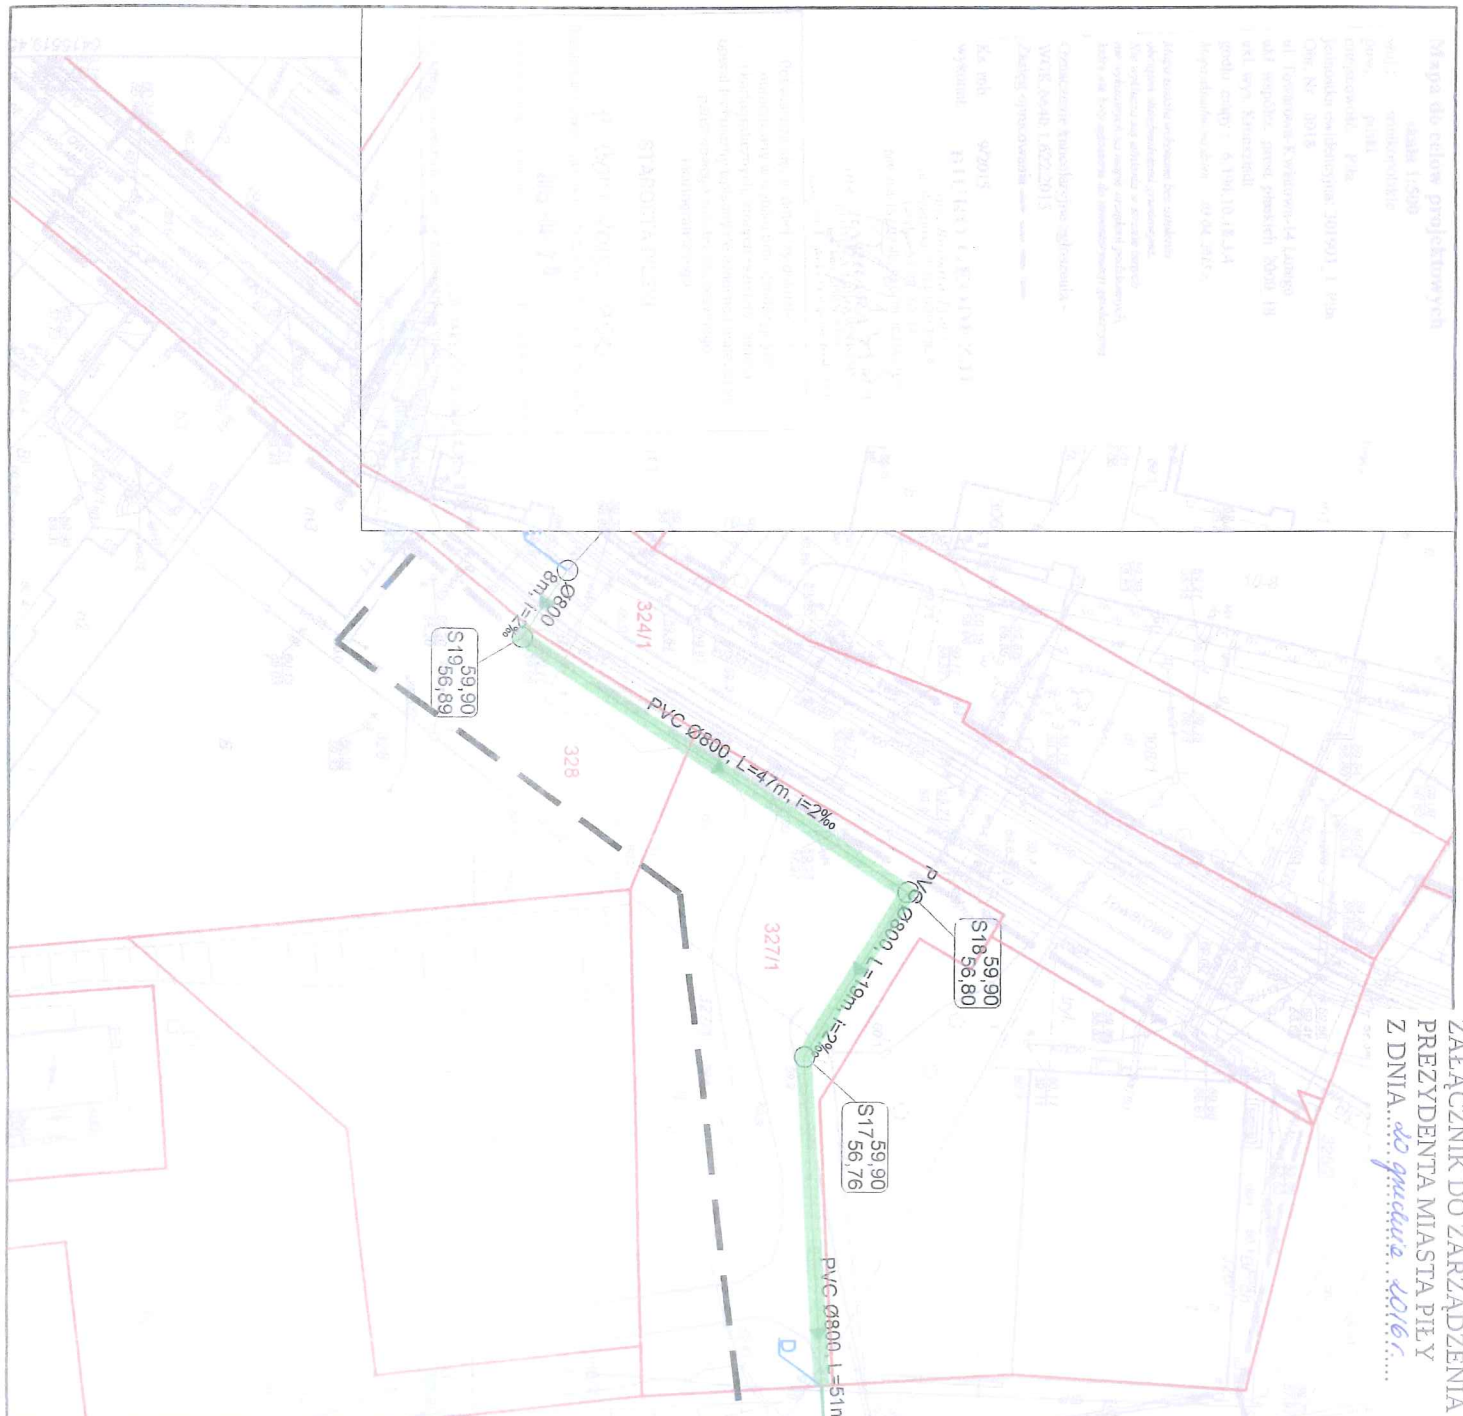

LEGENDA:

- B-C, D-E - odcinki sieci kanalizacji deszczowej
- obłęże odrębna decyzją pozwolenia na budowę (STAROSTA)
- C-D - odcinek sieci kanalizacji deszczowej objęty tą decyzją pozwolenia na budowę (WOJEWODA)
- granica działki
- S - studnia kanalizacji deszczowej
- | - włączenie do istniejącej sieci
- rozszerzenie zakresu mapy do celów projektowych, nr identyfikatora ewidencyjnego P.3019.2015.2293 z dnia 27.10.2015r. (kopia mapy załączona do projektu)

DOTYCZY	NR DZIAŁKI	SZER. [DN]	DL. [m]	POW. [m ²]
DZ. NR 328 obręb 18 Pila kanalizacja deszczowa		1,8	22,0	39,6
DZ. NR 327/1 obręb 18 Pila kanalizacja deszczowa		1,8	78,0	140,4
		1,8	100,0	180,0

kanalizacja deszczowa DN800
obszar służebności

MIEJSKIE WODOCIĄGI I KANALIZACJA SPÓŁKA Z O.O.
DZIAŁ INWESTYCJI I ROZWOJU
UL. CHOPINA 2, 64-920 PIŁA

MIEJSKIE WODOCIĄGI I KANALIZACJA SPÓŁKA Z O.O.
UL. CHOPINA 2, 64-920 PIŁA

TYTUŁ PROJEKTU: SIĘĆ KANALIZACJI DESZCZOWEJ w ul. Tomaszowej, Kwatkiwał, 14-go Lutego, Kompanieki, pl. Siarczaka w Piłie

ADRES INWESTYCJI: PIŁA - ul. Tomaszowa, Kwatkiwał, 14-go Lutego, Kompanieki, pl. Siarczaka

TYTUŁ RYSUNKU: PROJEKT ZAGOSPODAROWANIA TERENU

PROJEKTOWAŁ: MGR INŻ. AGNIESZKA PIŃK-KRANIOWICZ
UPR. nr ZAP/020/PSB/15

do projektowania bez ograniczeń w specjalności instalacyjnej w zakresie sieci, instalacji i urządzeń cieplnych, wentylacyjnych, gazowych, wodociagowych i sanitarnych

KAT. OBJEKTU: XXVI

SKALA: 1:500
BRANŻA: SANITARNA
DATA: 2016