


 




ZAŁĄCZNIK
DO ZARZĄDZENIA Nr *110(113)2020*
PREZYDENTA MIASTA PIŁY
Z DNIA *21 kwietnia 2020 r.*

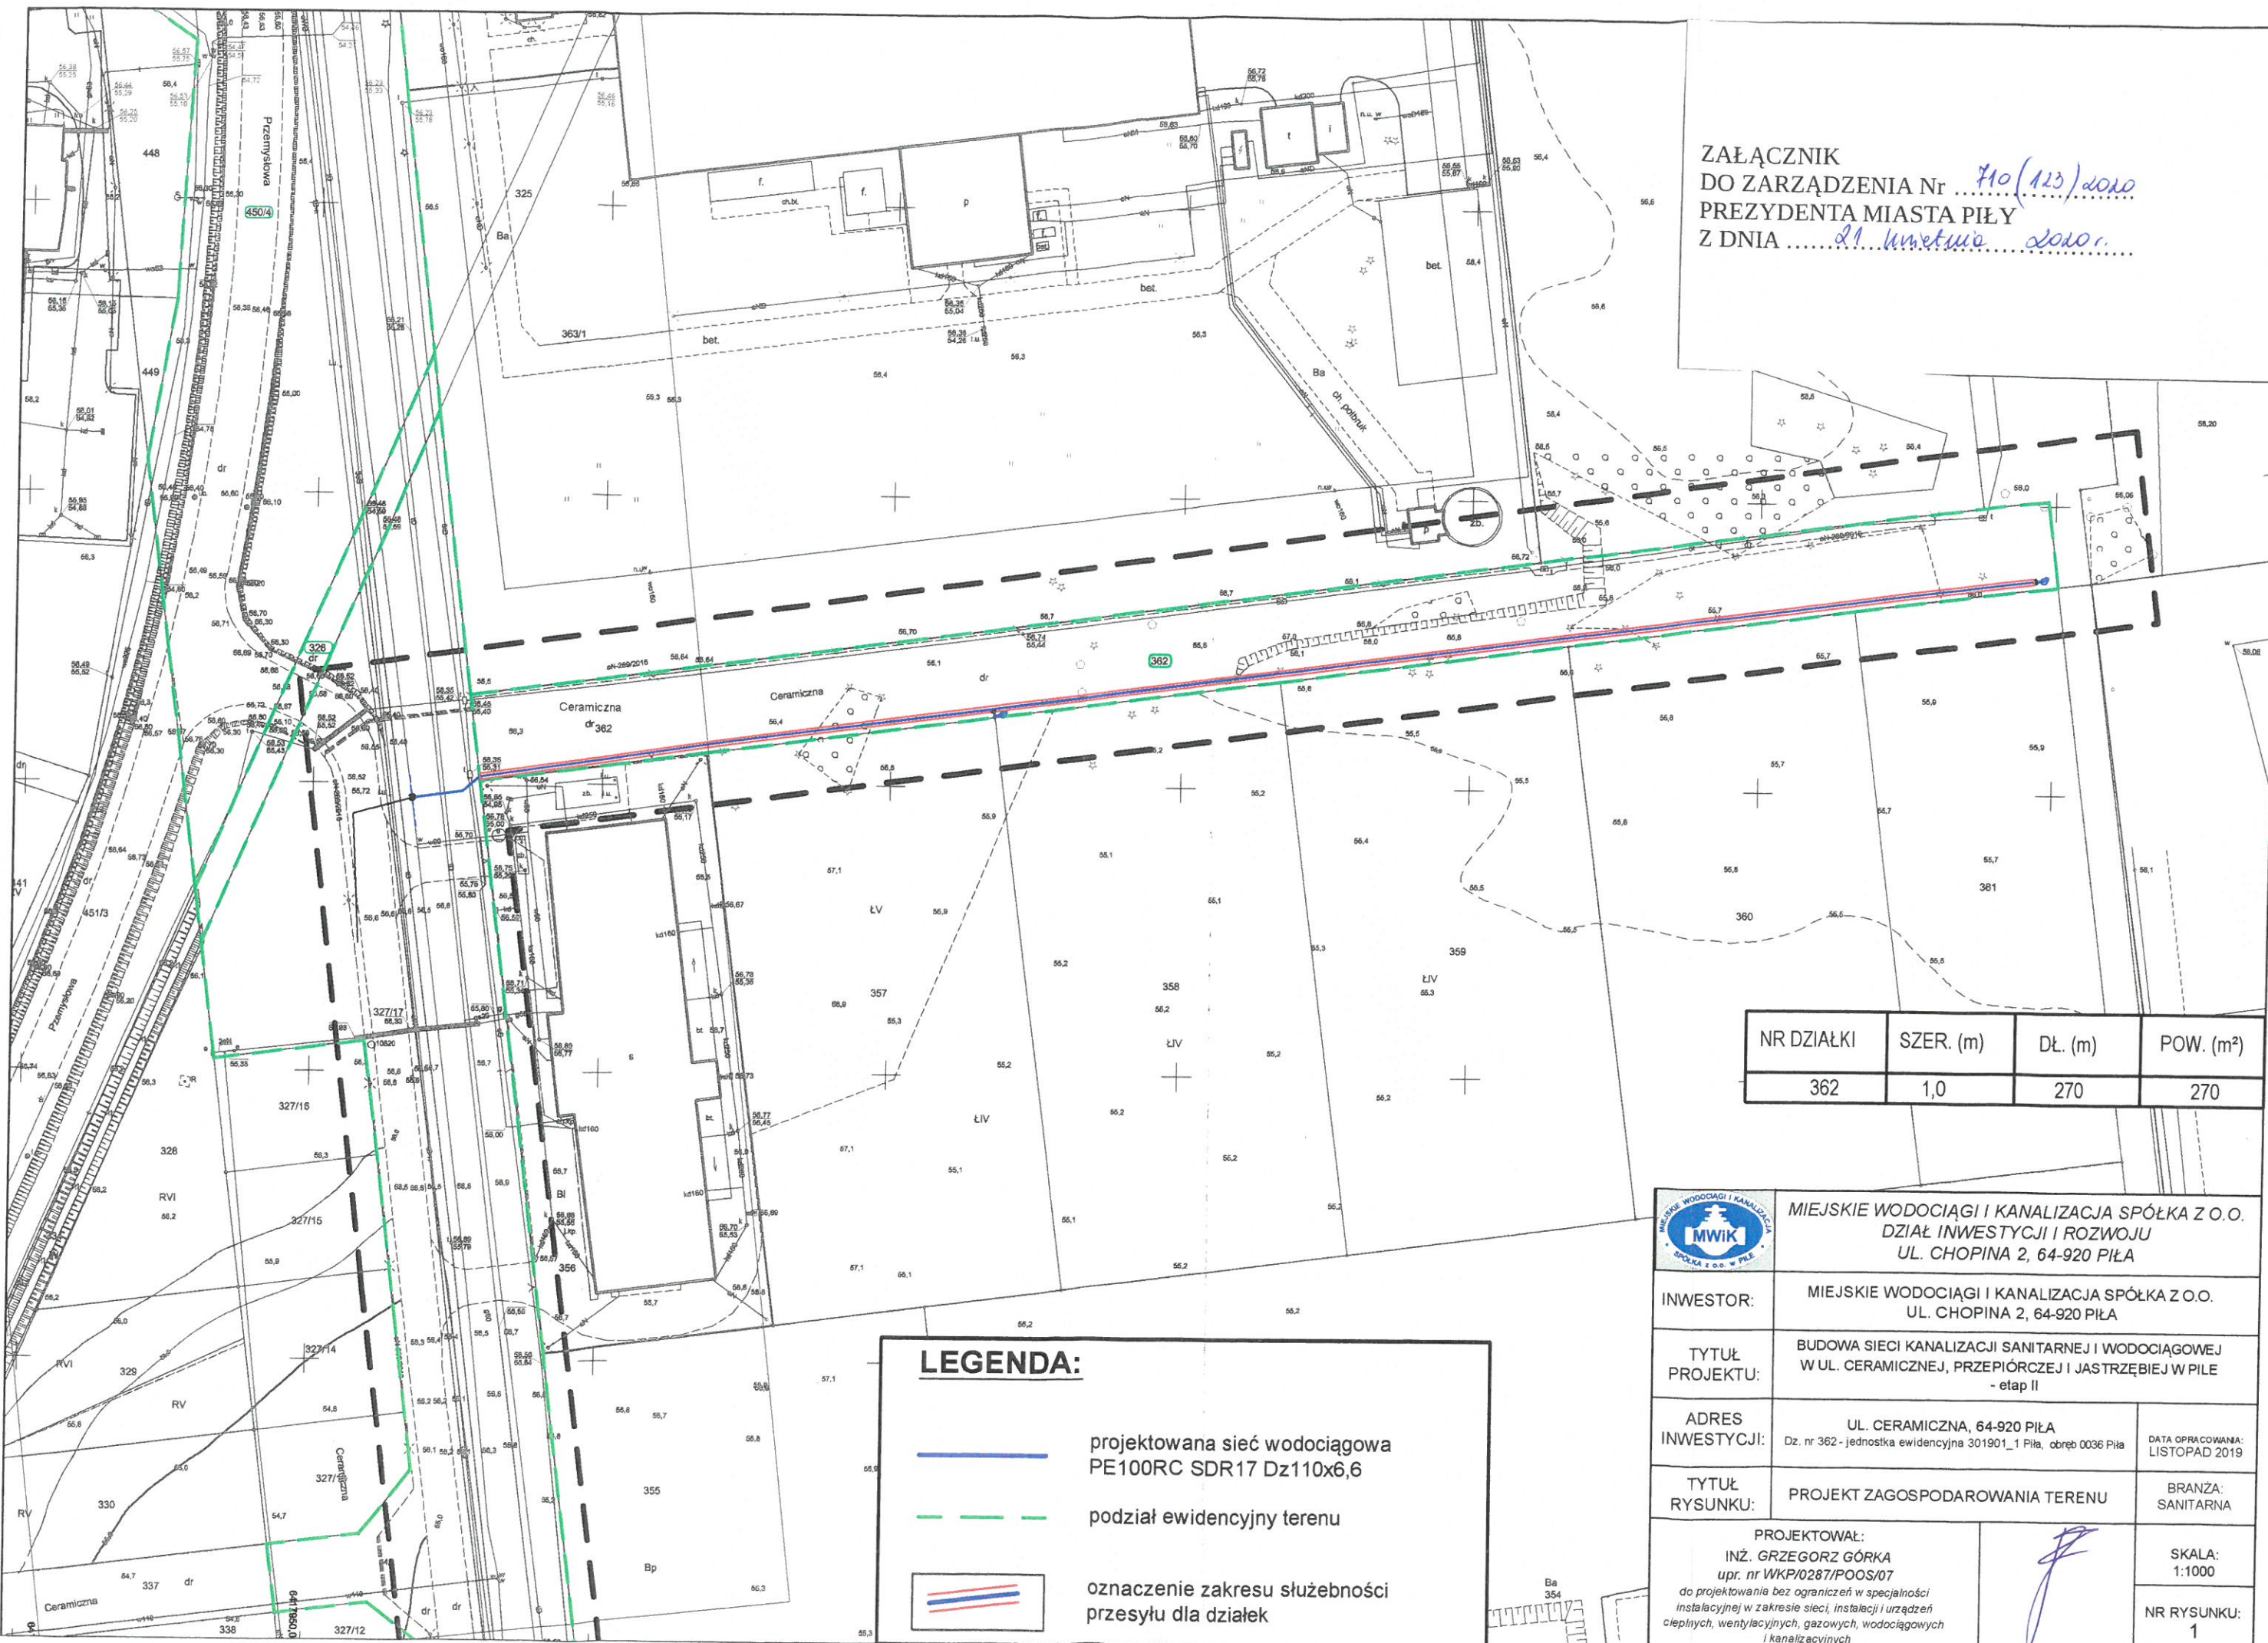

NR DZIAŁKI	SZER. (m)	DŁ. (m)	POW. (m ²)
362	1,0	270	270

LEGENDA:

-  projektowana sieć wodociągowa PE100RC SDR17 Dz110x6,6
-  podział ewidencyjny terenu
-  oznaczenie zakresu służebności przesyłu dla działek

		MIEJSKIE WODOCIĄGI I KANALIZACJA SPÓŁKA Z O.O. DZIAŁ INWESTYCJI I ROZWOJU UL. CHOPINA 2, 64-920 PIŁA	
INWESTOR:	MIEJSKIE WODOCIĄGI I KANALIZACJA SPÓŁKA Z O.O. UL. CHOPINA 2, 64-920 PIŁA		
TYTUŁ PROJEKTU:	BUDOWA SIECI KANALIZACJI SANITARNEJ I WODOCIĄGOWEJ W UL. CERAMICZNEJ, PRZEPIORCZEJ I JASTRZĘBIEJ W PIŁE - etap II		
ADRES INWESTYCJI:	UL. CERAMICZNA, 64-920 PIŁA Dz. nr 362 - jednostka ewidencyjna 301901_1 Piła, obręb 0036 Piła	DATA OPRACOWANIA: LISTOPAD 2019	
TYTUŁ RYSUNKU:	PROJEKT ZAGOSPODAROWANIA TERENU	BRANŻA: SANITARNA	
PROJEKTOWAŁ: INŻ. GRZEGORZ GÓRKA upr. nr WKP/0287/POOS/07 do projektowania bez ograniczeń w specjalności instalacyjnej w zakresie sieci, instalacji i urządzeń ciepłych, wentylacyjnych, gazowych, wodociągowych i kanalizacyjnych			
		SKALA: 1:1000	
		NR RYSUNKU: 1	