
 





LEGENDA:

-  PROJEKTOWANA SIĘĆ KANALIZACJI SANITARNEJ Z RUR PVC160 SN8
-  ISTNIEJĄCA SIĘĆ KANALIZACJI SANITARNEJ Z RUR KAM. DN400
-  GRANICA DZIAŁKI
-  OZNACZENIE ZAKRESU SŁUŻEBNOŚCI

NR DZIAŁKI	SZER. (m)	DŁ. (m)	POW. (m ²)
15/13	1,0	5,0	5,0
15/16	1,0	3,0	3,0
15/26	1,0	3,0	3,0

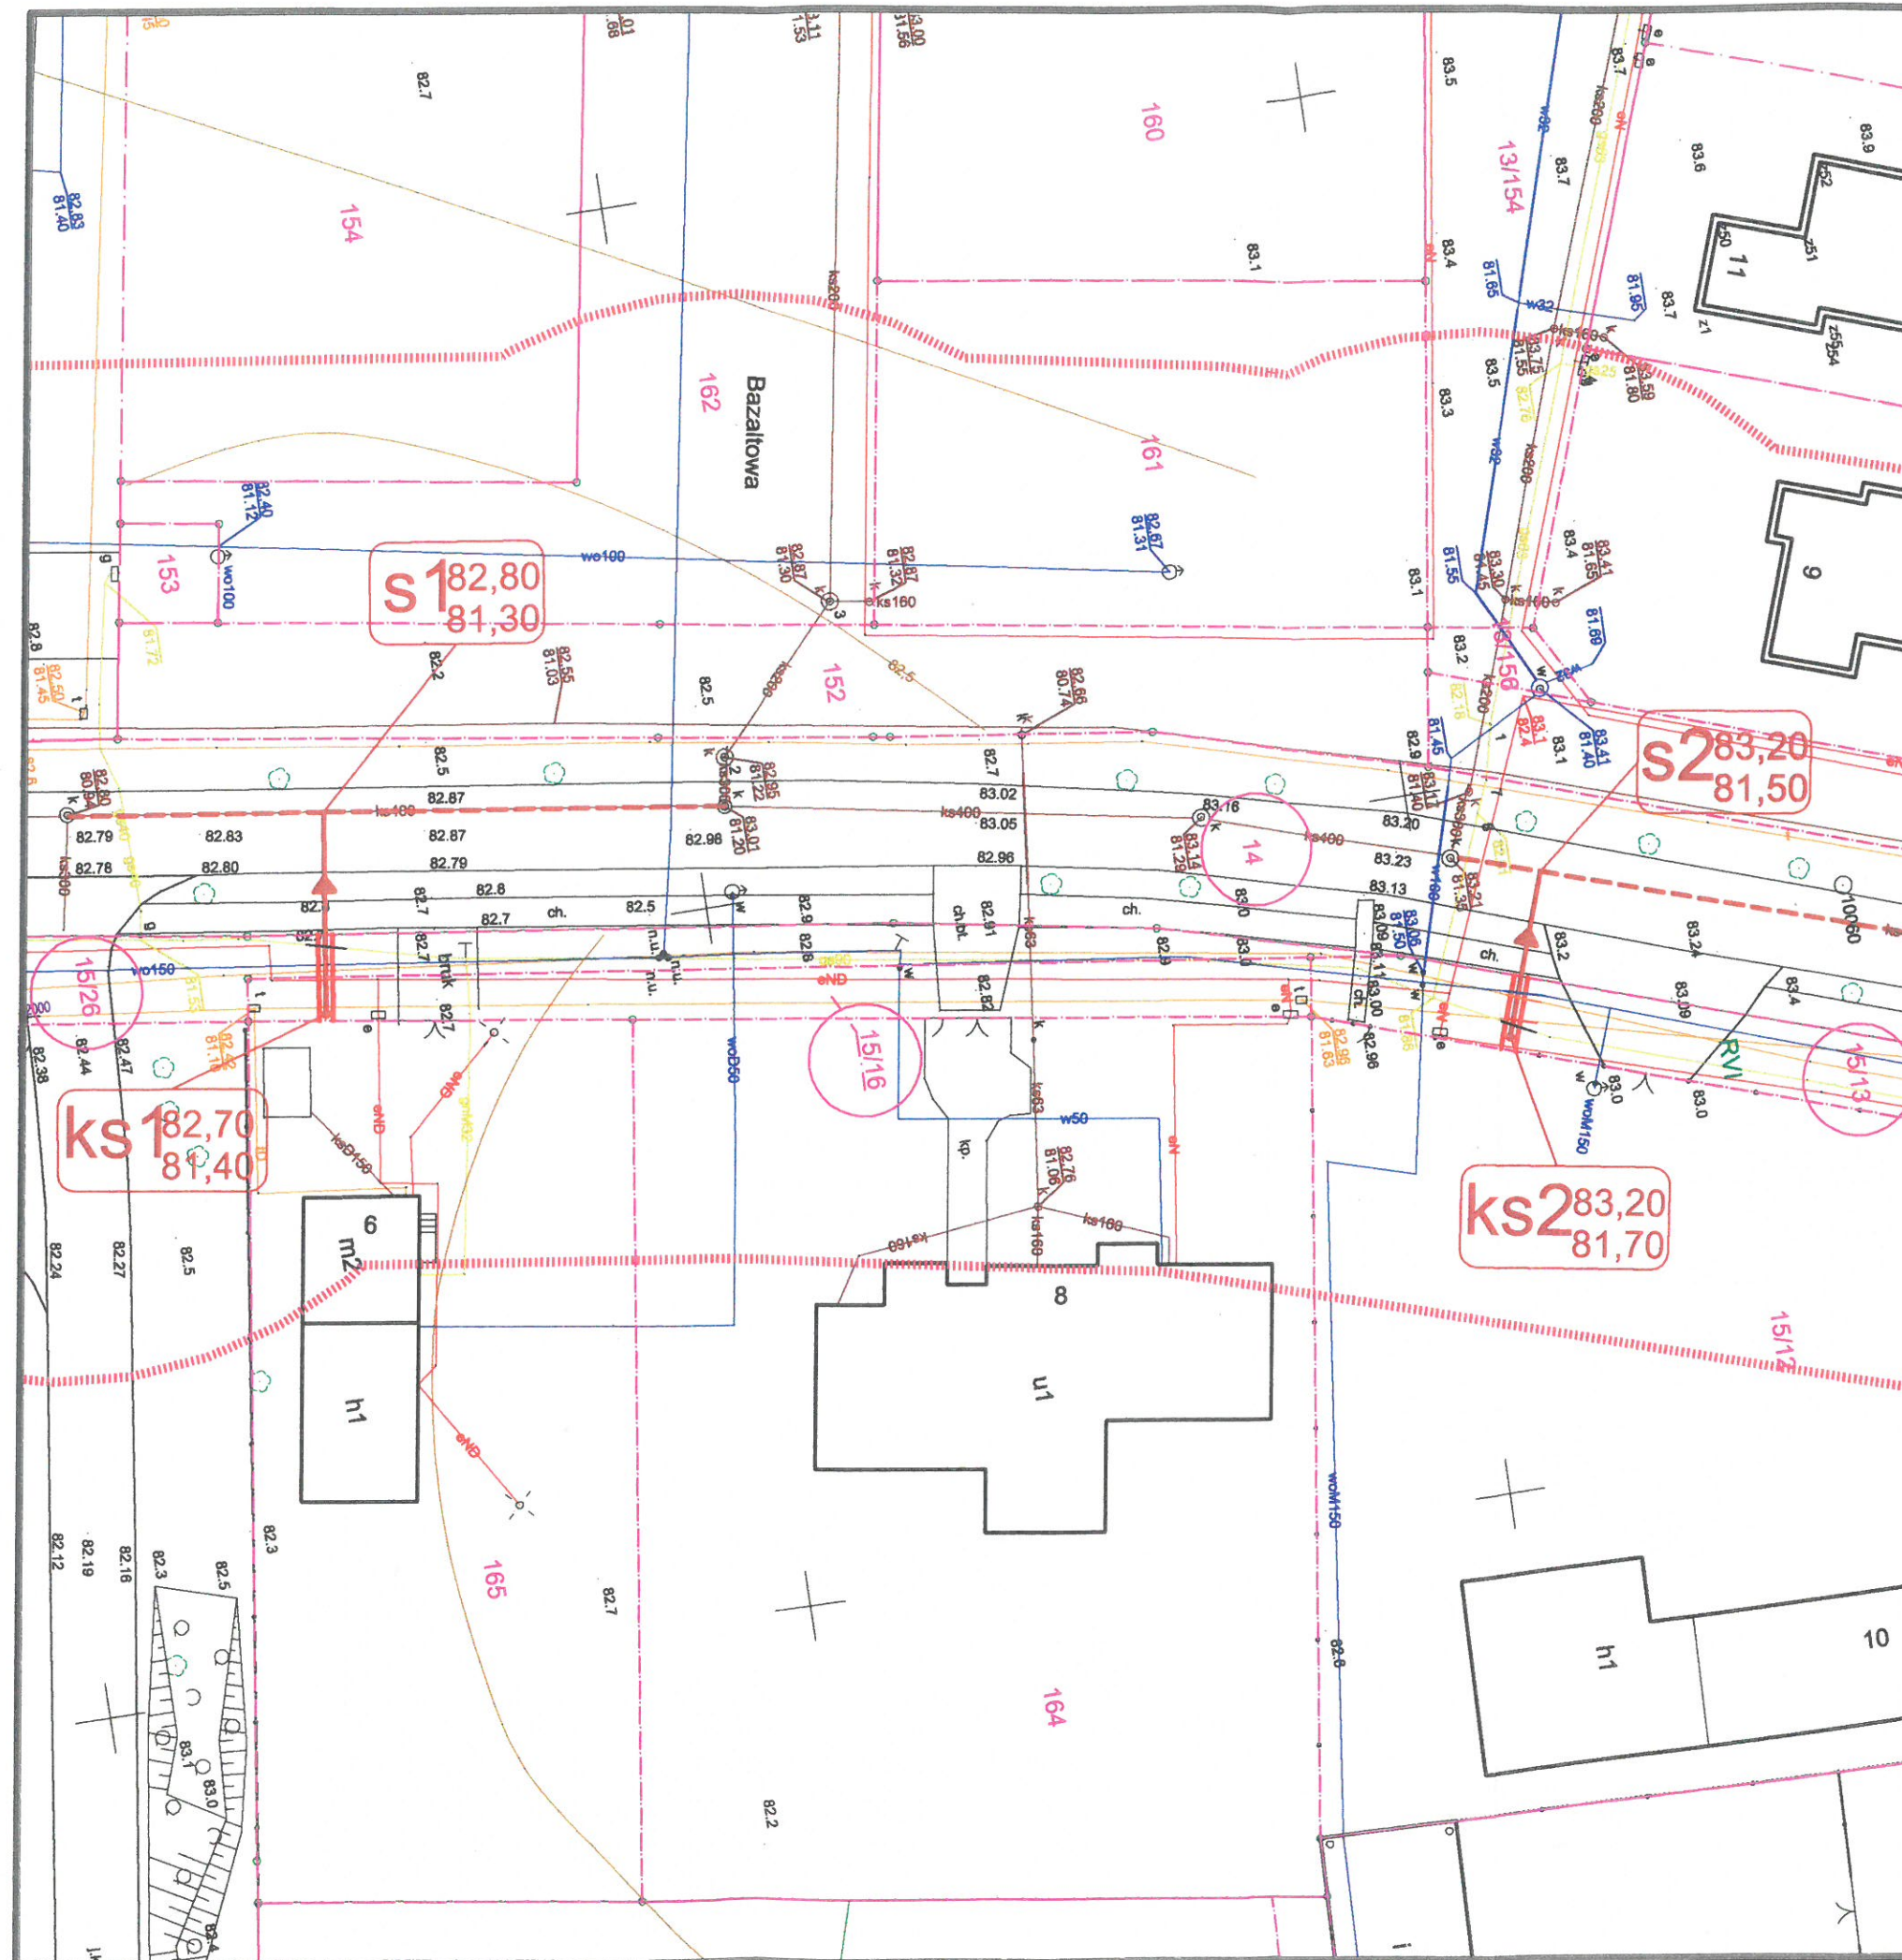

MIEJSKIE WODOCIĄGI I KANALIZACJA SPÓŁKA Z O.O. DZIAŁ INWESTYCJI I ROZWOJU UL. WAŁECKA 20, 64-920 PIŁA		
INWESTOR:	MIEJSKIE WODOCIĄGI I KANALIZACJA SPÓŁKA Z O.O. UL. WAŁECKA 20, 64-920 PIŁA	NR RYSUNKU: 1
TYTUŁ PROJEKTU:	Sieć kanalizacji sanitarnej w ulicy Kamiennej do działki nr 165, 15/12. Działki nr 14, 15/26, 15/16, 15/13, obręb 0001 Piła, jedn. ewid. 301901_1 Piła	DATA OPRACOWANIA: lipiec 2020 r.
TYTUŁ RYSUNKU:	PROJEKT ZAGOSPODAROWANIA TERENU ZAKRES SŁUŻEBNOŚCI DLA DZIAŁKI NR 15/13, 15/16, 15/26	KATEGORIA OBIEKTU BUDOWLANEGO: XXVI
PROJEKTANT:	INŻ. GRZEGORZ GÓRKA upr. bud.nr WKP/0287/POOS/07 do projektowania bez ograniczeń w specjalności instalacyjnej w zakresie sieci, instalacji i urządzeń cieplnych, wentylacyjnych, gazowych, wodociagowych i kanalizacyjnych	SKALA 1:500
		BRANŻA: SANITARNA STADIUM OPRACOWANIA: Projekt Budowlany