

Skala 1:500
 Województwo: wielkopolskie
 Powiat: pilski
 Gmina: Pila-mieście
 Miejscowość: Pila
 Godło: 6.194.10.17.1.4, 6.194.10.17.1.5
 Układ współrz. 2000/6
 Sygnatura:
 WGK.6642.1.1794.2020

Uzgodniono pozytywnie
 Prezydenta Miasta
 znak: GMI-N-6853.9
 z 13 lipca 2020

INSPEKTOR
 Referatu Terenowo-Prawnego
 Agnieszka Zaremba


ZALĄCZNIK
 DO ZARZĄDZENIA NR 904(317) dotr.
 PREZYDENTA MIASTA PIŁY
 Z DNIA 10 października 2020r.

(Identyfikator ewidencyjny materiału zasobny)

09-04-2020

(Data wyterania kopii)

(Imię, nazwisko i podpis osoby reprezentującej organ)

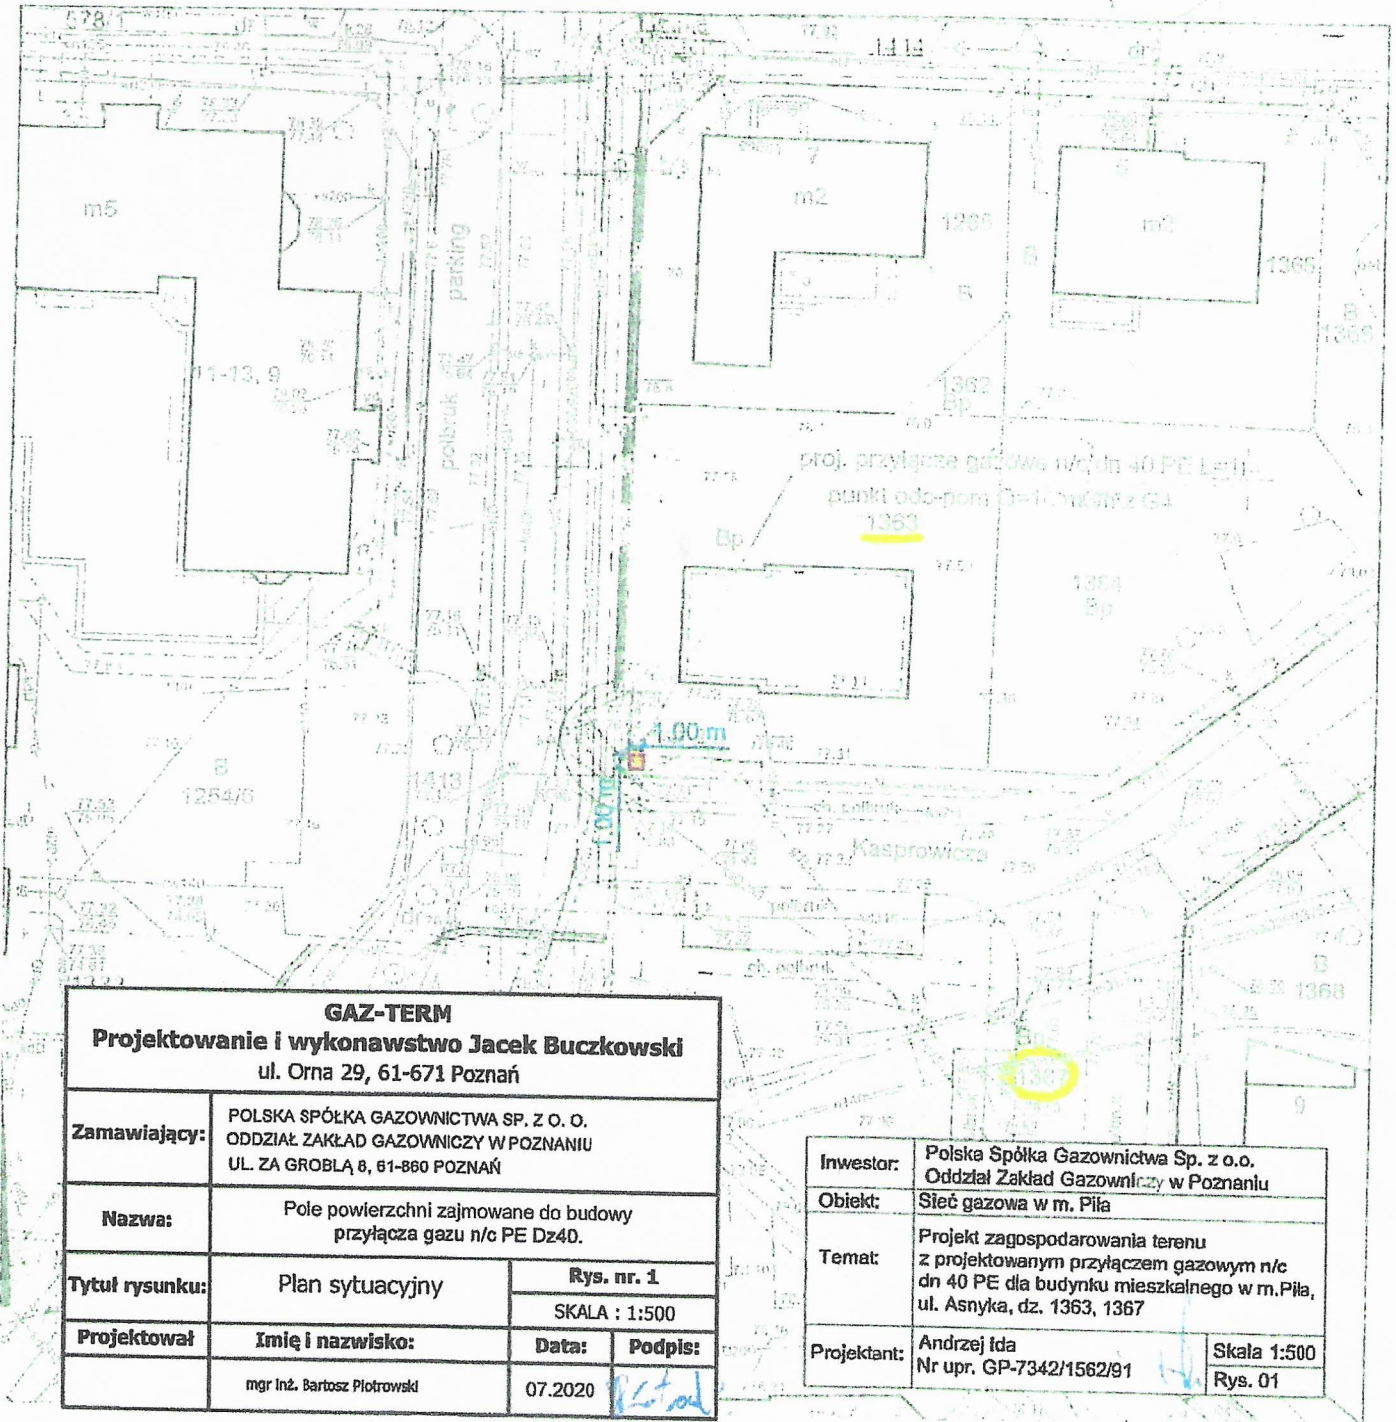

GAZ-TERM			
Projektowanie i wykonawstwo Jacek Buczkowski ul. Orna 29, 61-671 Poznań			
Zamawiający:	POLSKA SPÓŁKA GAZOWNICTWA SP. Z O. O. ODDZIAŁ ZAKŁAD GAZOWNICZY W POZNANIU UL. ZA GROBLĄ 8, 61-860 POZNAŃ		
Nazwa:	Pole powierzchni zajmowane do budowy przyłącza gazu n/c PE Dz40.		
Tytuł rysunku:	Plan sytuacyjny	Rys. nr. 1	
		SKALA : 1:500	
Projektował	Imię i nazwisko:	Data:	Podpis:
	mgr inż. Bartosz Piotrowski	07.2020	<i>[Signature]</i>

Inwestor:	Polska Spółka Gazownictwa Sp. z o.o. Oddział Zakład Gazowniczy w Poznaniu		
Obiekt:	Sieć gazowa w m. Piła		
Temat:	Projekt zagospodarowania terenu z projektowanym przyłączem gazowym n/c dn 40 PE dla budynku mieszkalnego w m. Piła, ul. Asnyka, dz. 1363, 1367		
Projektant:	Andrzej Iida	Skala 1:500	Rys. 01
	Nr upr. GP-7342/1562/91		