


ZAŁĄCZNIK
DO ZARZĄDZENIA NR *1113(122)21*
PREZYDENTA MIASTA PIŁY
Z DNIA *13 kwietnia 2021 r.*

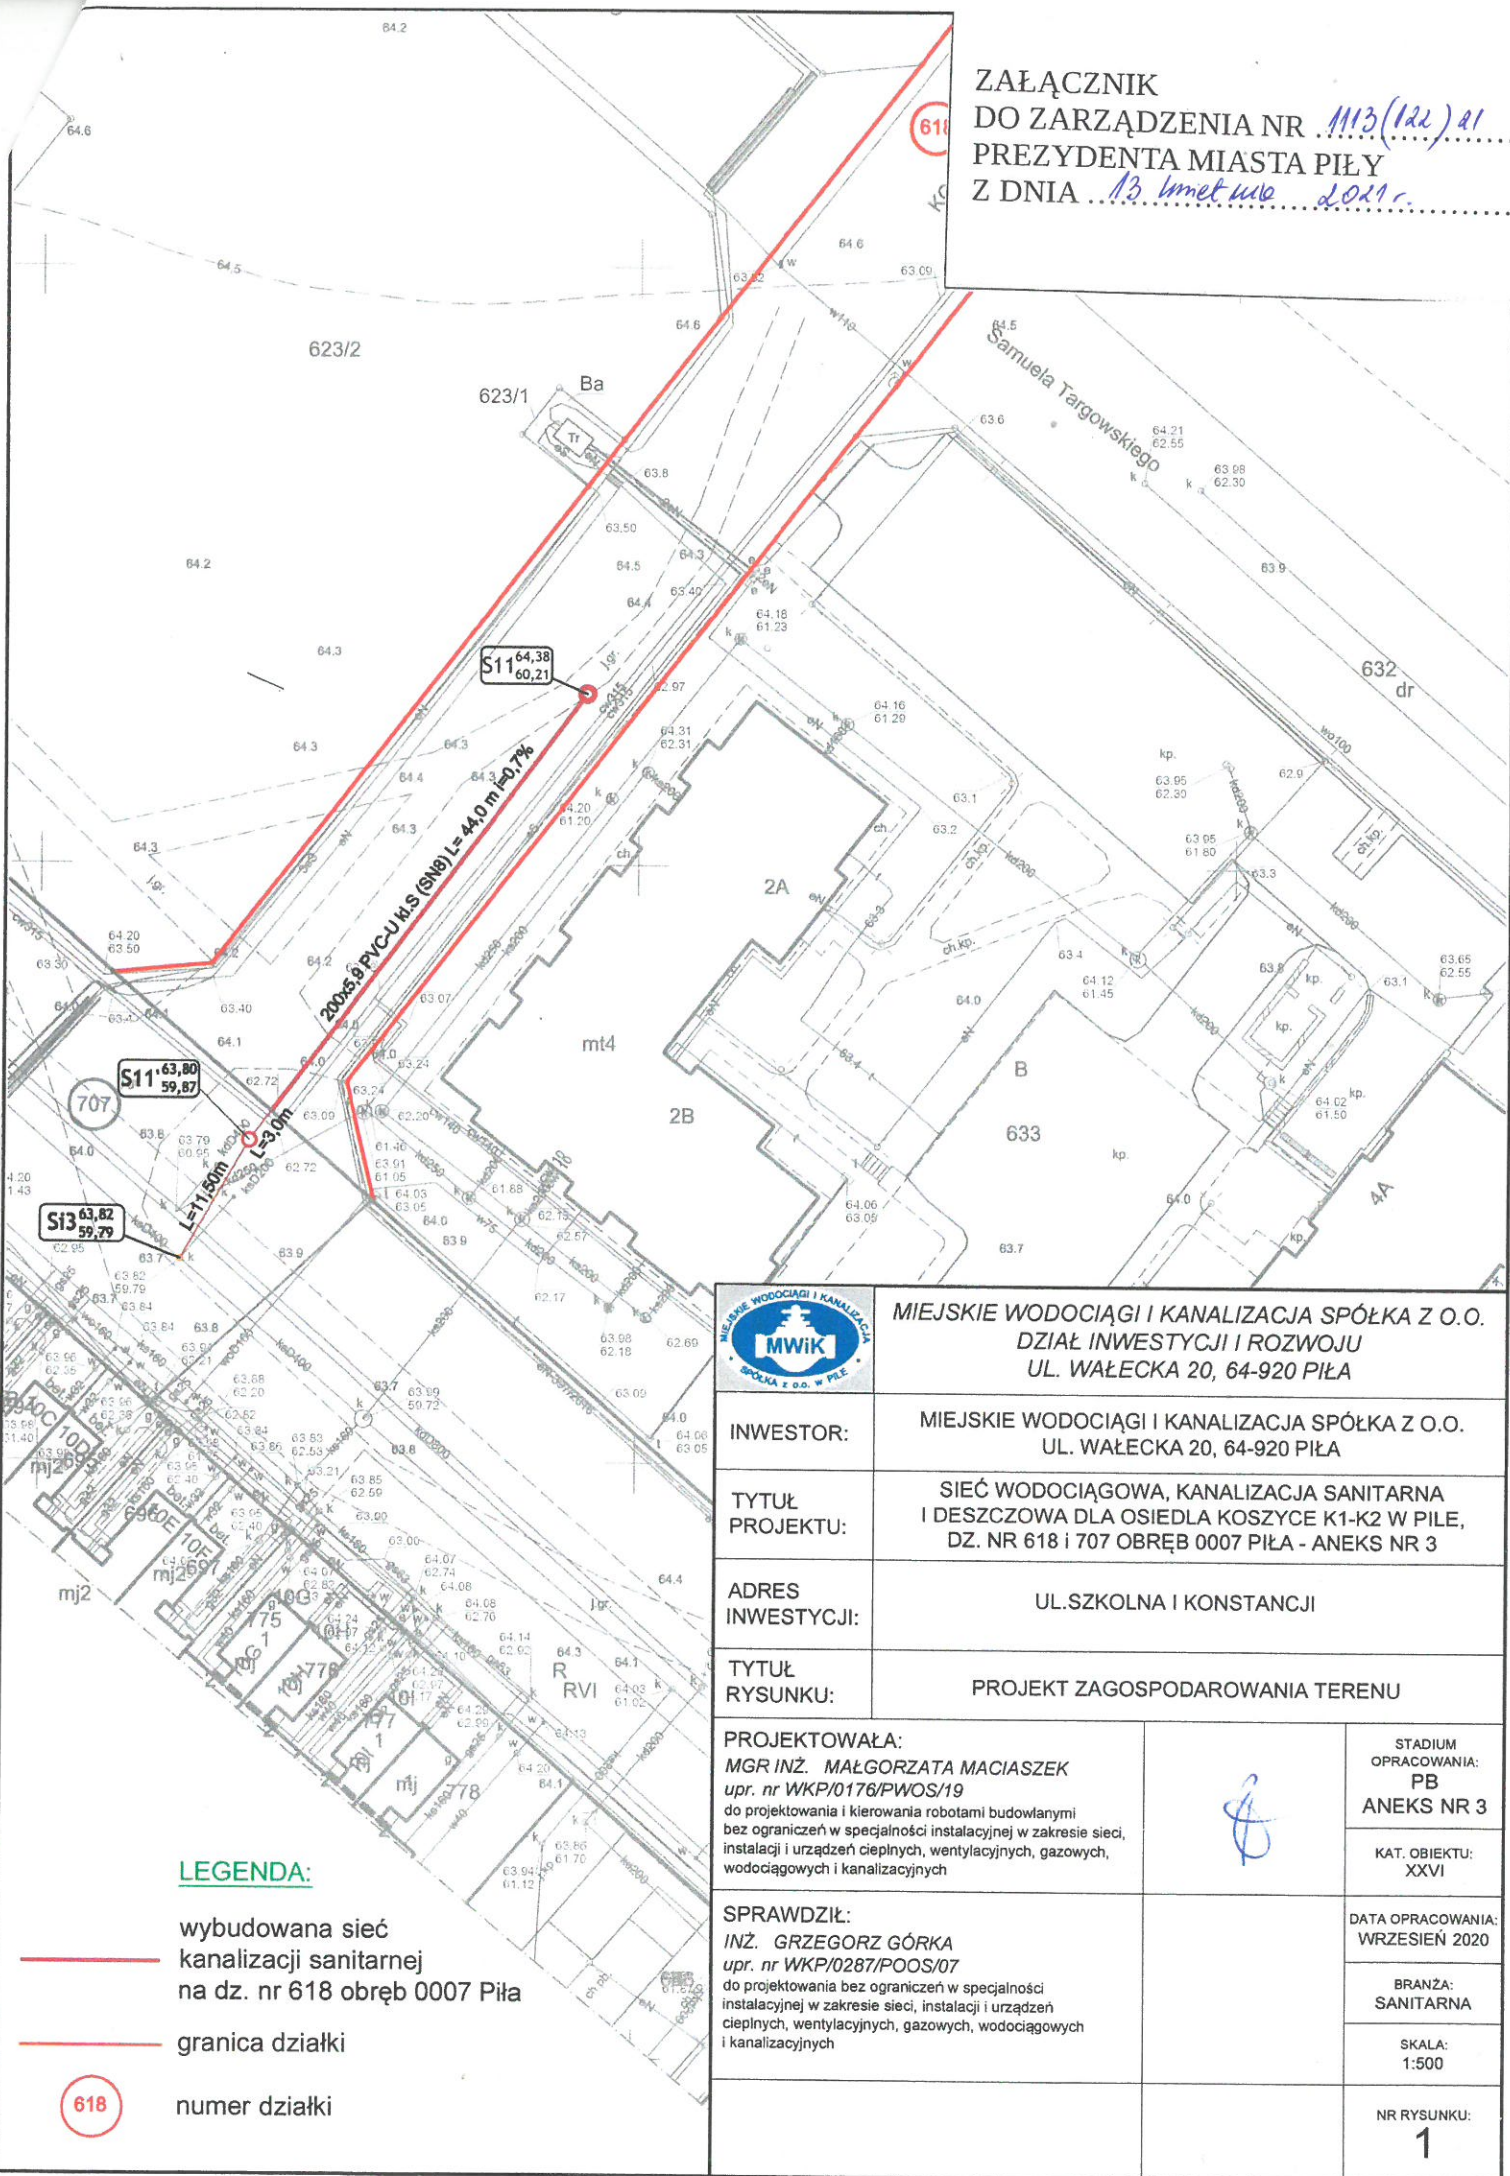

LEGENDA:

wybudowana sieć
kanalizacji sanitarnej
na dz. nr 618 obręb 0007 Piła

granica działki

618

numer działki



MIEJSKIE WODOCIĄGI I KANALIZACJA SPÓŁKA Z O.O.
DZIAŁ INWESTYCJI I ROZWOJU
UL. WAŁECKA 20, 64-920 PIŁA

INWESTOR:	MIEJSKIE WODOCIĄGI I KANALIZACJA SPÓŁKA Z O.O. UL. WAŁECKA 20, 64-920 PIŁA
TYTUŁ PROJEKTU:	SIEĆ WODOCIĄGOWA, KANALIZACJA SANITARNA I DESZCZOWA DLA OSIEDLA KOSZYCE K1-K2 W PIŁE, DZ. NR 618 I 707 OBRĘB 0007 PIŁA - ANEKS NR 3
ADRES INWESTYCJI:	UL. SZKOLNA I KONSTANCJI
TYTUŁ RYSUNKU:	PROJEKT ZAGOSPODAROWANIA TERENU

PROJEKTOWAŁA: MGR INŻ. MAŁGORZATA MACIASZEK upr. nr WKP/0176/PWOS/19 do projektowania i kierowania robotami budowlanymi bez ograniczeń w specjalności instalacyjnej w zakresie sieci, instalacji i urządzeń cieplnych, wentylacyjnych, gazowych, wodociągowych i kanalizacyjnych		STADIUM OPRACOWANIA: PB ANEKS NR 3
SPRAWDZIŁ: INŻ. GRZEGORZ GÓRKA upr. nr WKP/0287/POOS/07 do projektowania bez ograniczeń w specjalności instalacyjnej w zakresie sieci, instalacji i urządzeń cieplnych, wentylacyjnych, gazowych, wodociągowych i kanalizacyjnych		KAT. OBIEKTU: XXVI
		DATA OPRACOWANIA: WRZESIEŃ 2020
		BRANŻA: SANITARNA
		SKALA: 1:500
		NR RYSUNKU: 1