


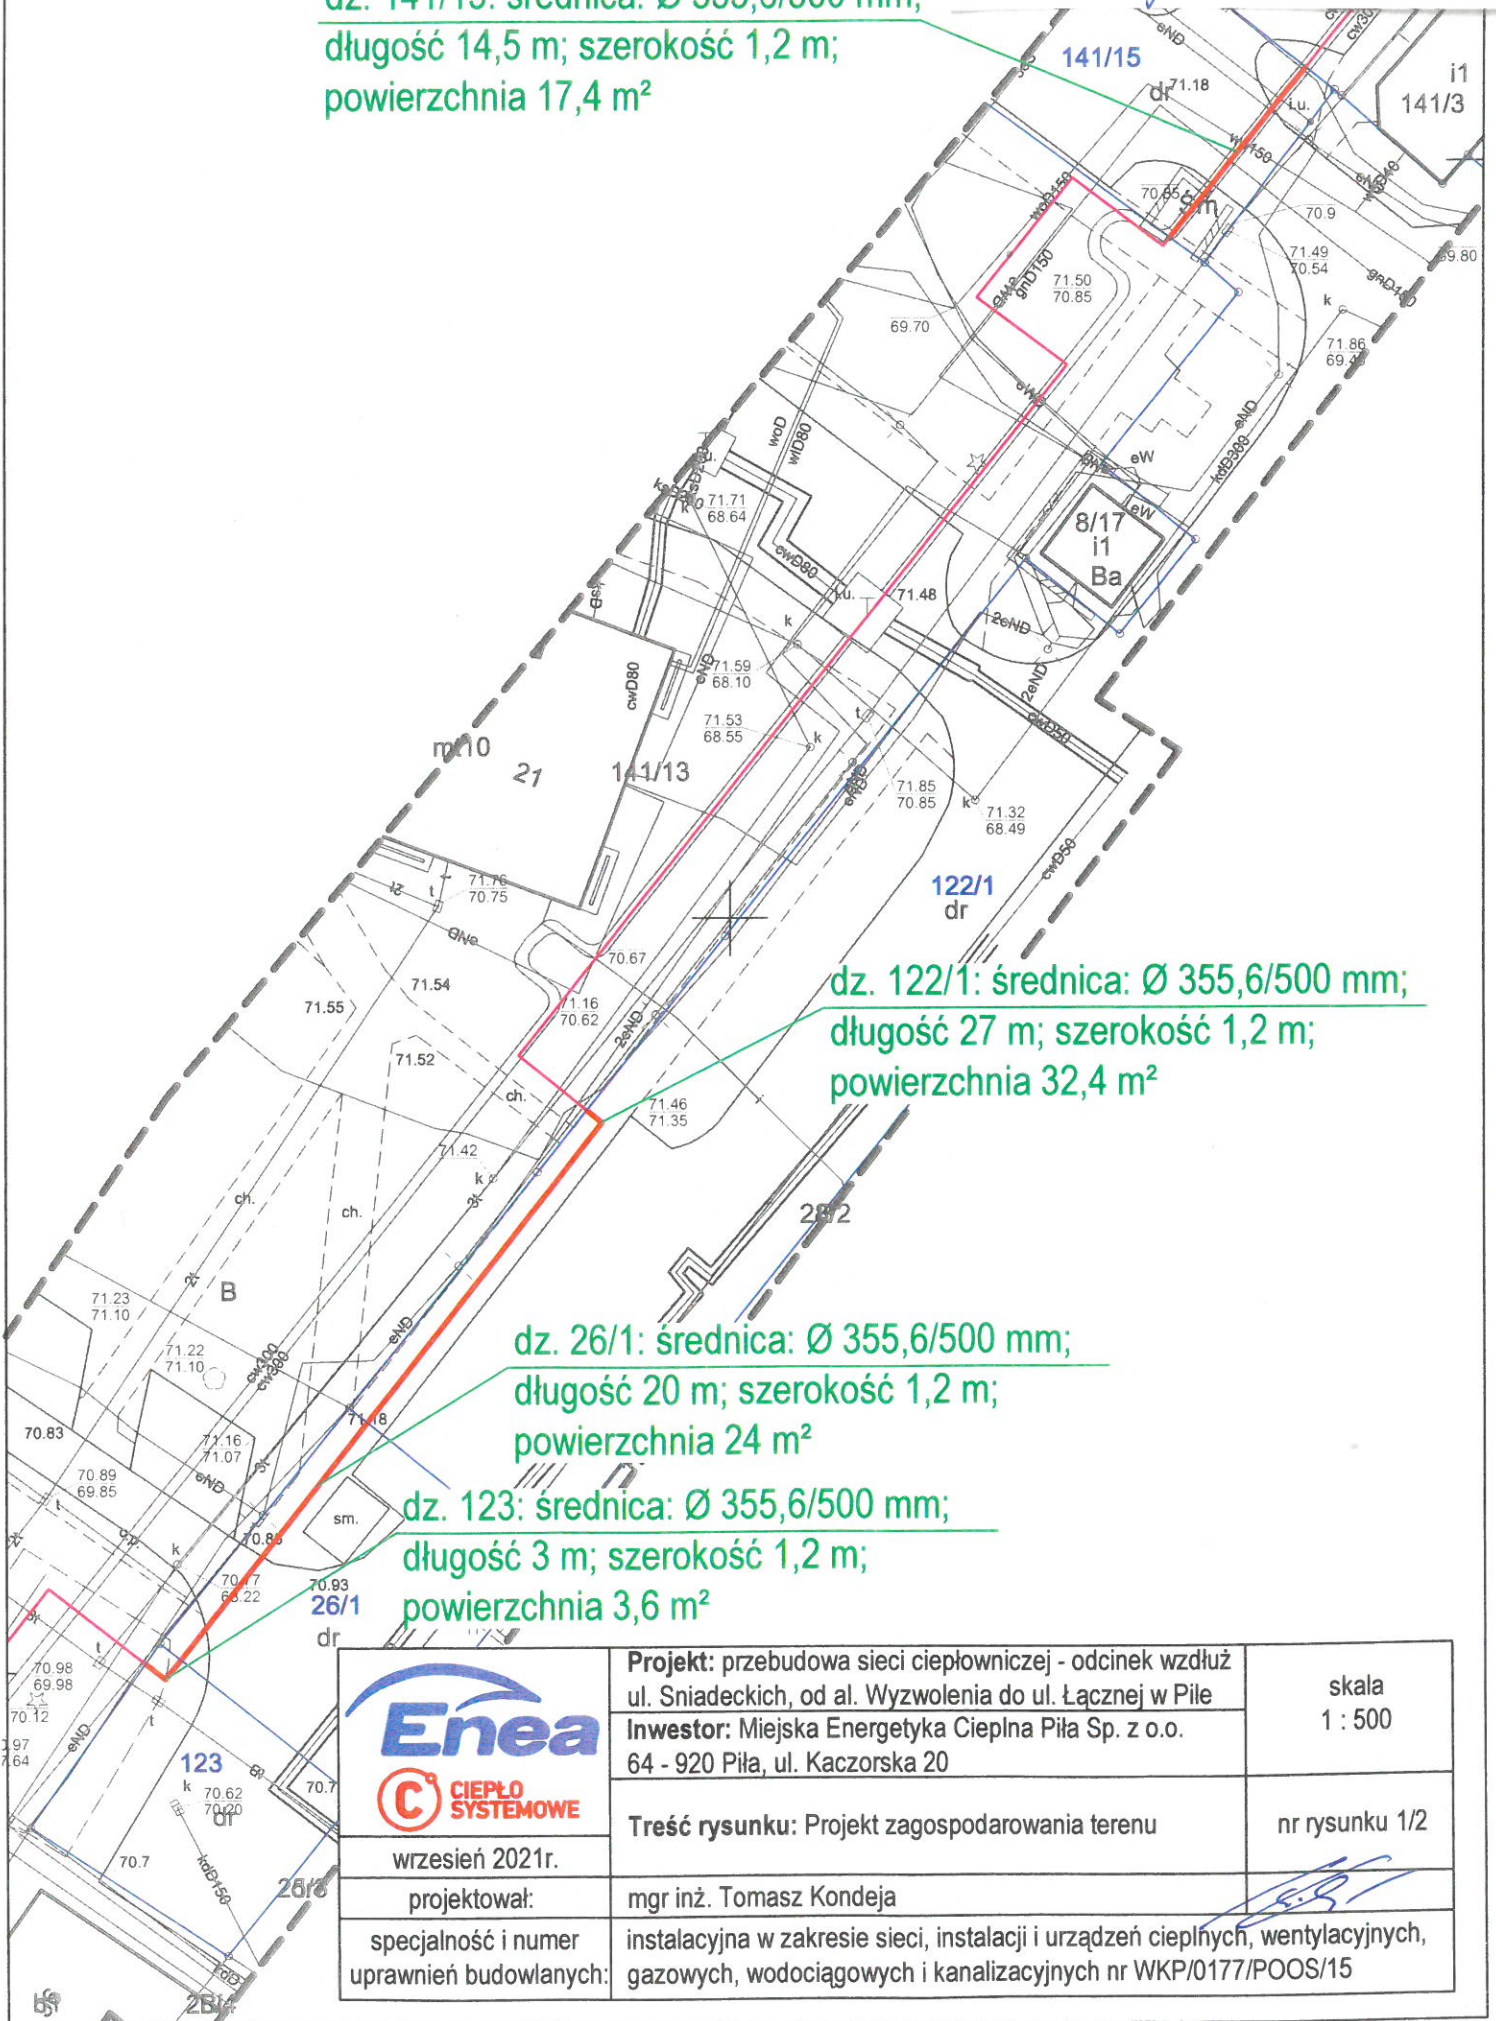

 
dz. 141/15: średnica: \varnothing 355,6/500 mm;
długość 14,5 m; szerokość 1,2 m;
powierzchnia 17,4 m²

dz. 122/1: średnica: \varnothing 355,6/500 mm;
długość 27 m; szerokość 1,2 m;
powierzchnia 32,4 m²

dz. 26/1: średnica: \varnothing 355,6/500 mm;
długość 20 m; szerokość 1,2 m;
powierzchnia 24 m²

dz. 123: średnica: \varnothing 355,6/500 mm;
długość 3 m; szerokość 1,2 m;
powierzchnia 3,6 m²



 	Projekt: przebudowa sieci ciepłowniczej - odcinek wzdłuż ul. Sniadeckich, od al. Wyzwolenia do ul. Łącznej w Piłie Inwestor: Miejska Energetyka Ciepła Piła Sp. z o.o. 64 - 920 Piła, ul. Kaczorska 20	skala 1 : 500
	Treść rysunku: Projekt zagospodarowania terenu	nr rysunku 1/2
wrzesień 2021r.	projektował: mgr inż. Tomasz Kondeja	
specjalność i numer uprawnień budowlanych:	instalacyjna w zakresie sieci, instalacji i urządzeń ciepłych, wentylacyjnych, gazowych, wodociagowych i kanalizacyjnych nr WKP/0177/POOS/15	