

Kopia mapy zasadniczej

Skala 1:500
Województwo: wielkopolskie
Powiat: pilski
Gmina: Piła-miasto
Miejscowość: Piła
Godło: 6.194.10.09.4.4. 6.
Układ współrz. 2000/6

Uzgodniono pozytywnie pismem
Prezydenta Miasta Piły
znak: **GNP-N-6853/106/2021**
Z **6 marca 2021**

INSPEKTOR
Referatu Terenowo-Prawnego
Agnieszka Zaremba

Poświa
z treści
gec

ZALĄCZNIK
DO ZARZĄDZENIA NR *1556(127)21*
PREZYDENTA MIASTA PIŁY
Z DNIA *15 marca 2021r.*

(Nazwa materiału zasobu)

P.3019.2014.21

(Identyfikator ewidencyjny materiału zasobu)


23-06-2021

(Data wykonania kopii)

Sygnatura:
WGK.6642.1.3565.2021

proj. przyłącze gazowe n/c dn 40 PE L=14m
punkt odc-pom Q=10 m3/h z G4

(Imię, nazwisko i podpis osoby reprezentującej organ)

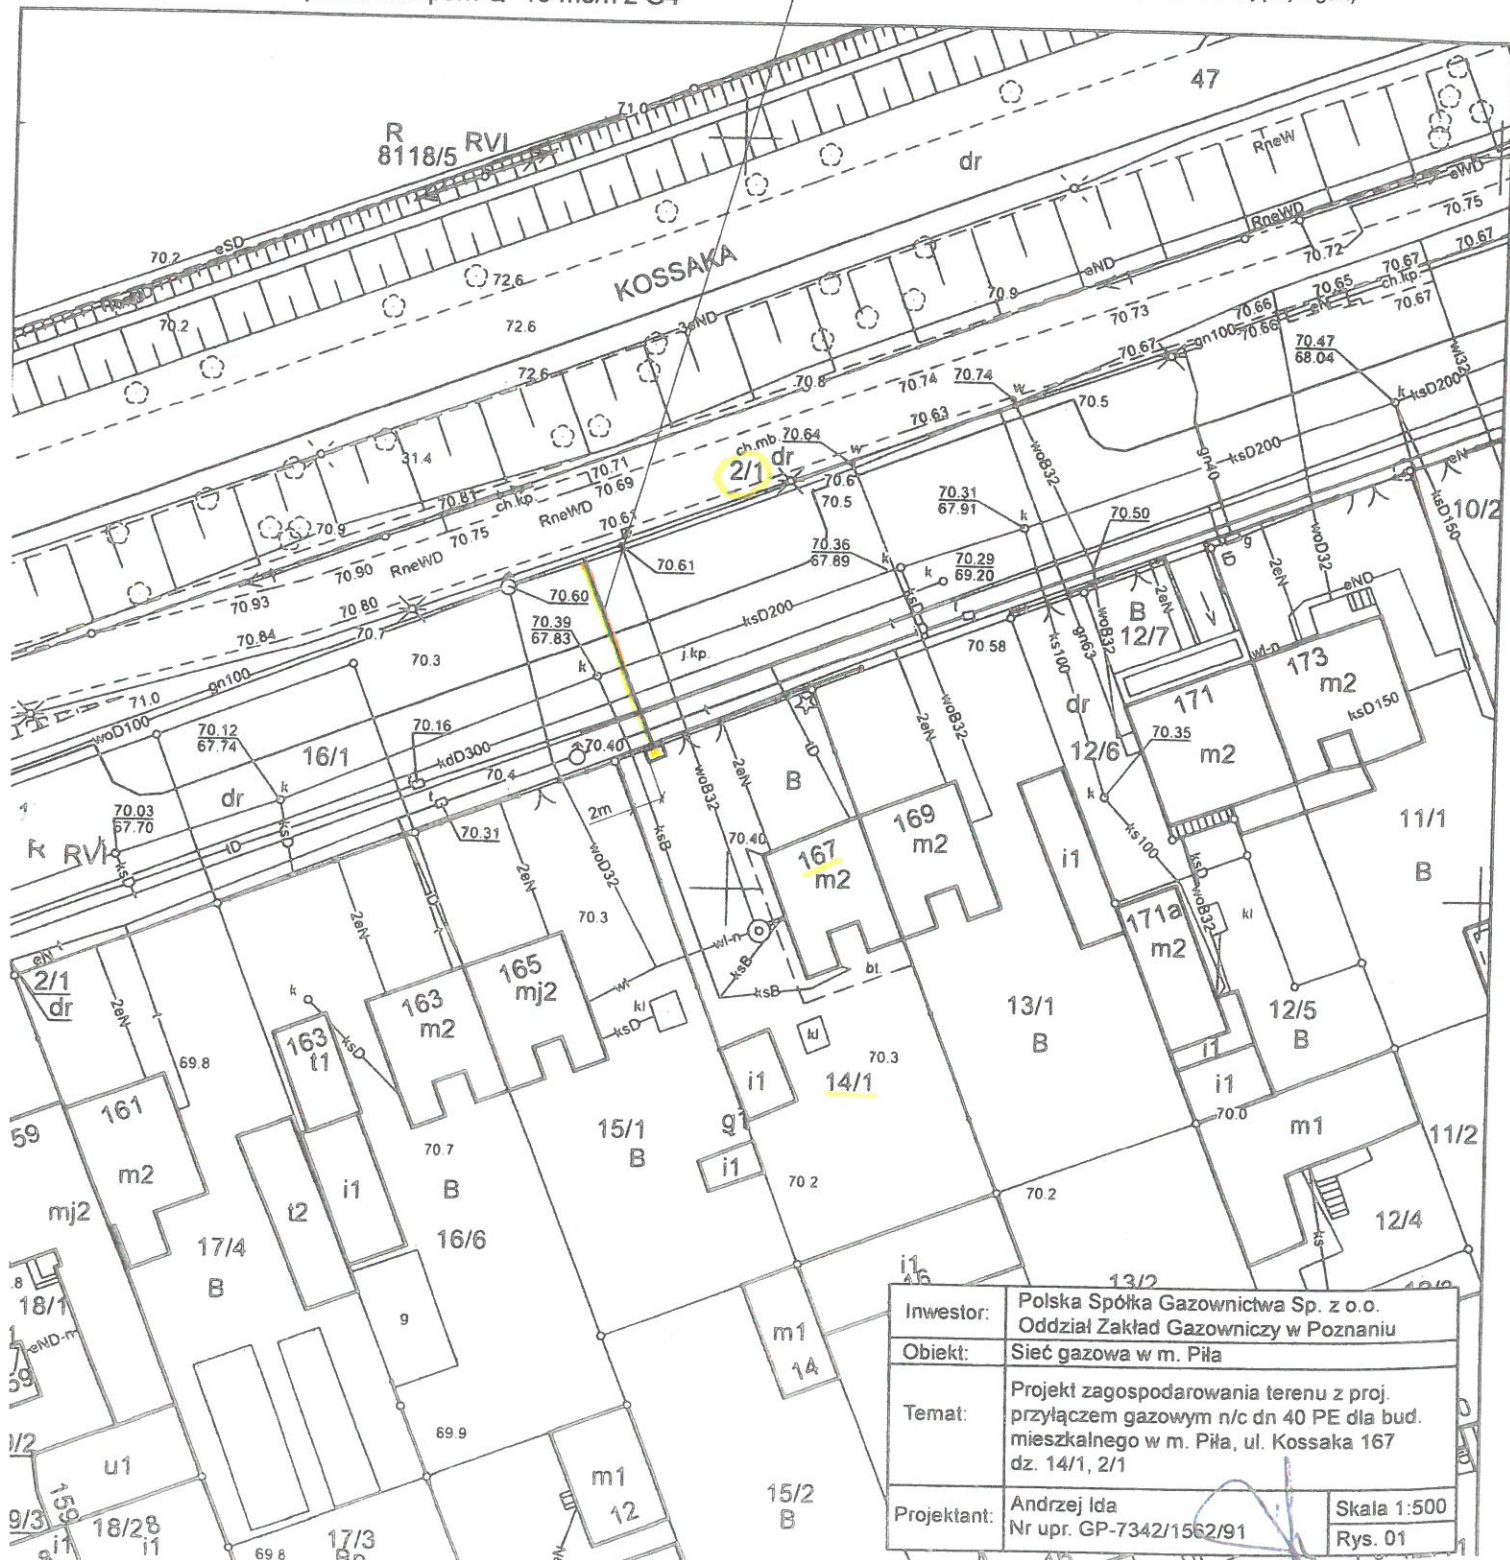

Inwestor:	Polska Spółka Gazownictwa Sp. z o.o. Oddział Zakład Gazowniczy w Poznaniu	
Obiekt:	Sieć gazowa w m. Piła	
Temat:	Projekt zagospodarowania terenu z proj. przyłączeniem gazowym n/c dn 40 PE dla bud. mieszkalnego w m. Piła, ul. Kossaka 167 dz. 14/1, 2/1	
Projektant:	Andrzej Ida Nr upr. GP-7342/1562/91	Skala 1:500 Rys. 01