


ZAŁĄCZNIK NR 1
DO ZARZĄDZENIA NR 1666(237)/21
PREZYDENTA MIASTA PIŁY
Z DNIA 10. marca 2021.

Prezydenta Miasta Piły
znak: Gwr.N: 6853.21.2021
z 10. marca 2021.

INSPEKTOR
Referatu Terenowo-Prawnego
Agnieszka Zaremba

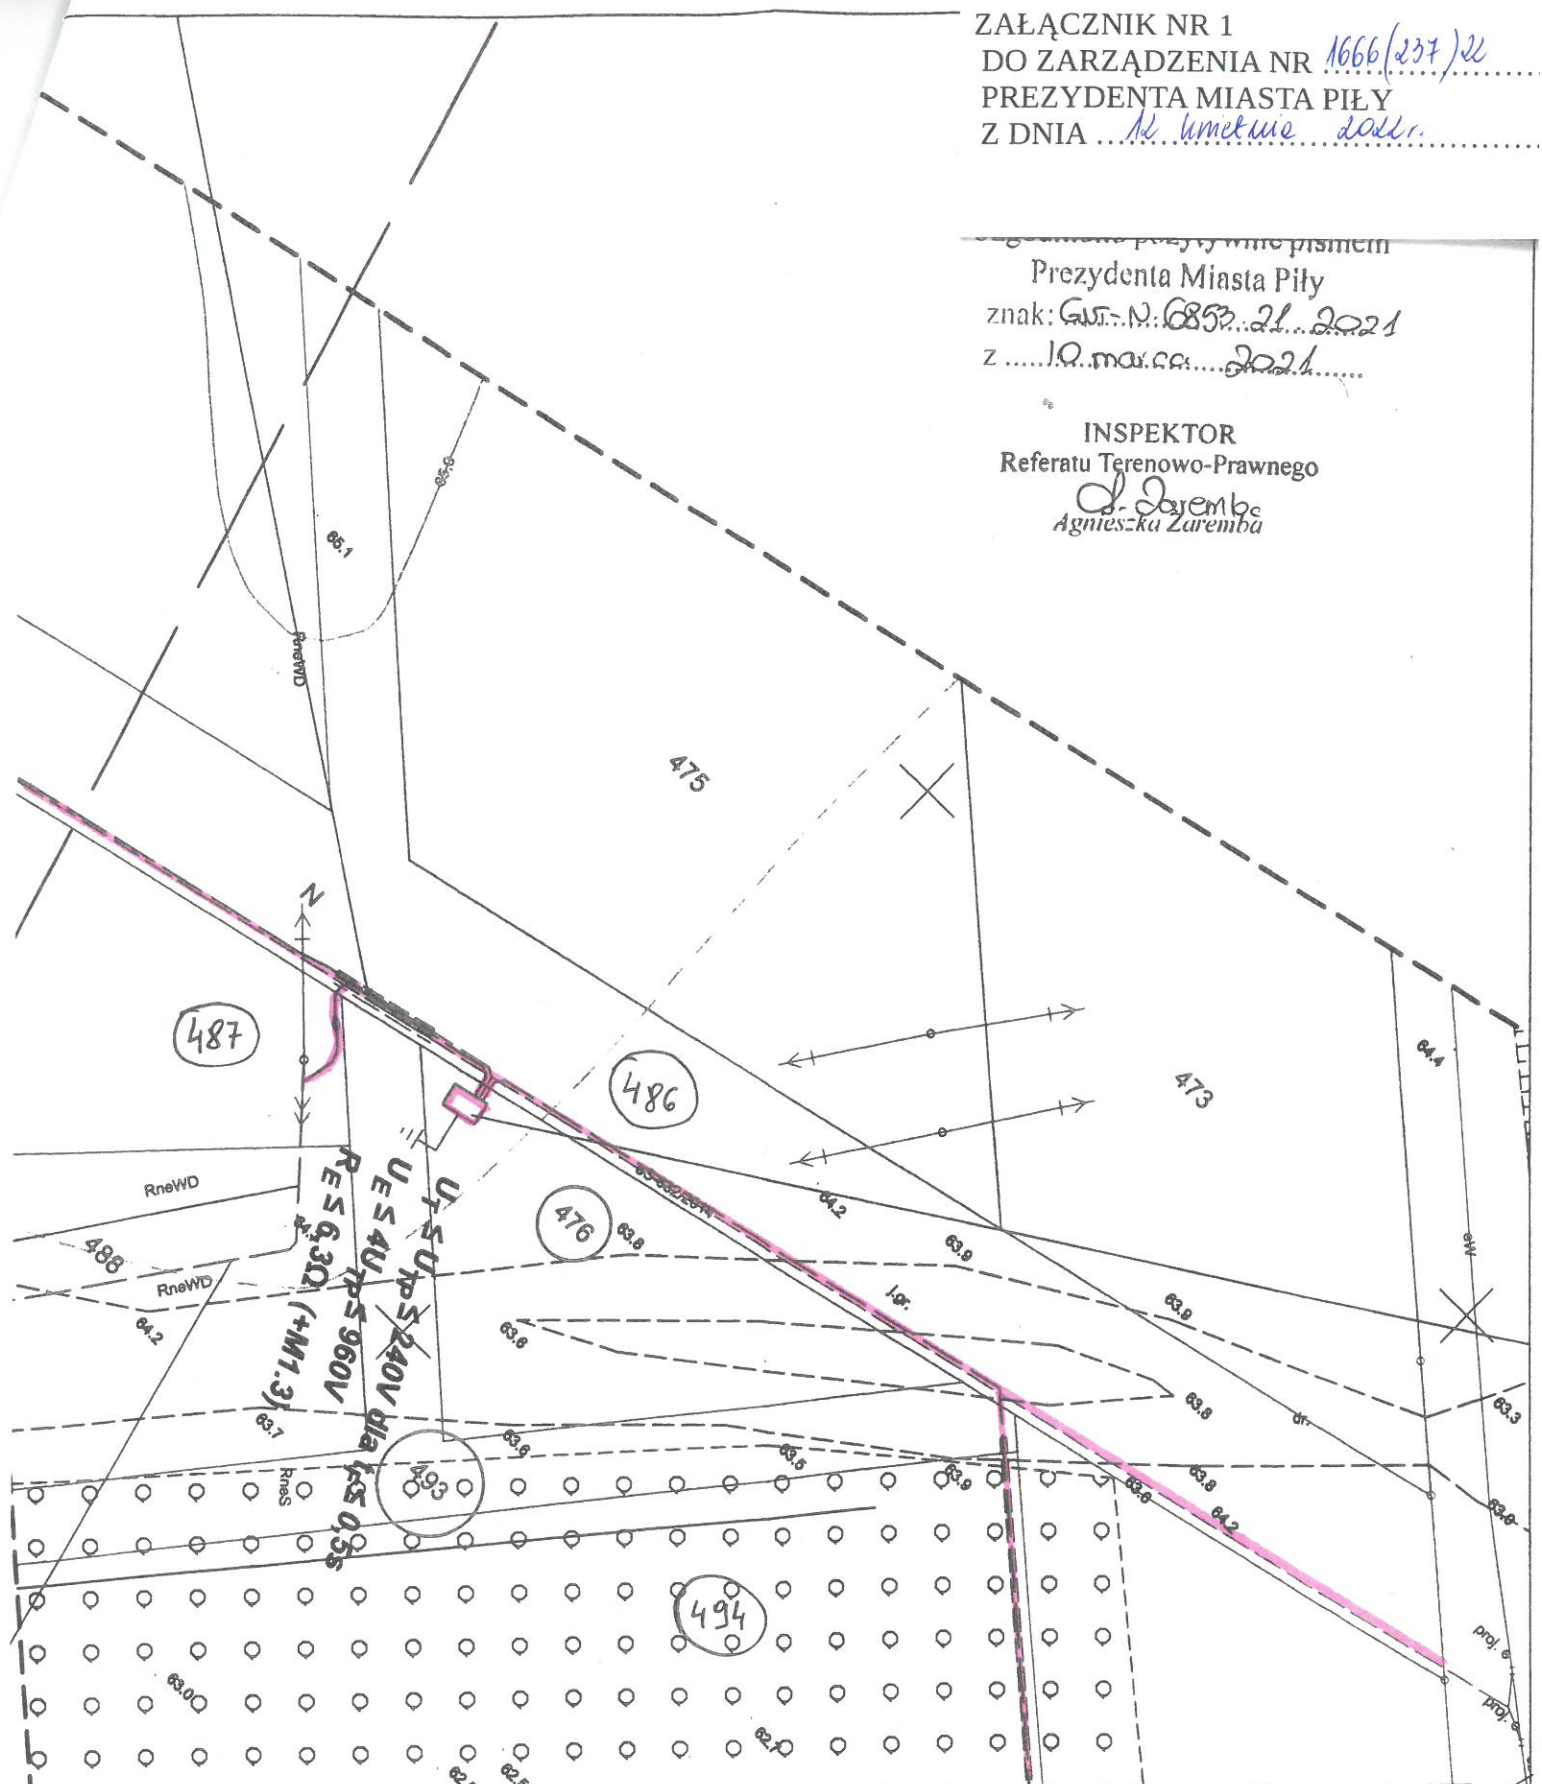

 <p>ENEA Serwis sp. z o.o. Gródzko 30, 64-111 Lipno, Departament Projektowania ul. Chopina 1, 61-708 Poznań</p>	<p>Projektował: mgr inż. Arkadiusz Stanecki opr. bud. do proj. w spec. instalacyjnej w zakresie sieci instalacji i urządzeń elektrycznych i elektroenergetycznych nr ewid. upr. KJ/P/108/PBE/18</p>
<p>Obiekt: Budowa linii kablowej SN 15 kV w ramach zadania inwestorskiego pod nazwą: "Przebudowa LSN Piła Północ nr 34 na linię kablową SN 3x150 od słupa 85 do słupa 140"</p>	<p>Opracował: Danteł Gapiński</p> <p>Sprawdził: mgr inż. Patryk Jagliński opr. bud. do proj. w spec. instalacyjnej w zakresie sieci instalacji i urządzeń elektrycznych i elektroenergetycznych nr ewid. upr. KJ/P/108/PBE/18</p>
<p>Nazwa rysunku: Plan zagospodarowania terenu</p>	<p>Data: 09.2019 Symbol: 144/UW/2019 Skala: 1:500</p>

WZ. PREZYDENTA MIASTA
Zastępca Prezydenta 1