

mapy zasadniczej

Skala: 1:500
 Województwo: wielkopolskie
 Powiat: pilski
 Gmina: Piła-miasto
 Miejscowość: Piła
 Godło: 6.194.10.11.3.3
 Układ współrz.: 2000/6

Sygnatura:
 WGK.6642.1.4557.2021

Uzgodniono pozytywnie pismem
 Prezydenta Miasta Piły
 znak: GN-IV.6853.118.2021
 z 27 września 2021

INSPEKTOR
 Referatu Terenowo-Prawnego
Agnieszka Zaremba

Poświa
 z treści
 gęc

ZAŁĄCZNIK
 DO ZARZĄDZENIA NR 1730(301)dz
 PREZYDENTA MIASTA PIŁY
 Z DNIA 24 maja 2021 r.


(Identyfikator ewidencyjny materiału zasobu)

11-08-2021

(Data wykonania kopii)

(Imię, nazwisko i podpis osoby reprezentującej organ)

proj. przyłącze gazowe ś/c dn 25 PE L=19m
 punkt odc-pom Q=10 m3/h z G4

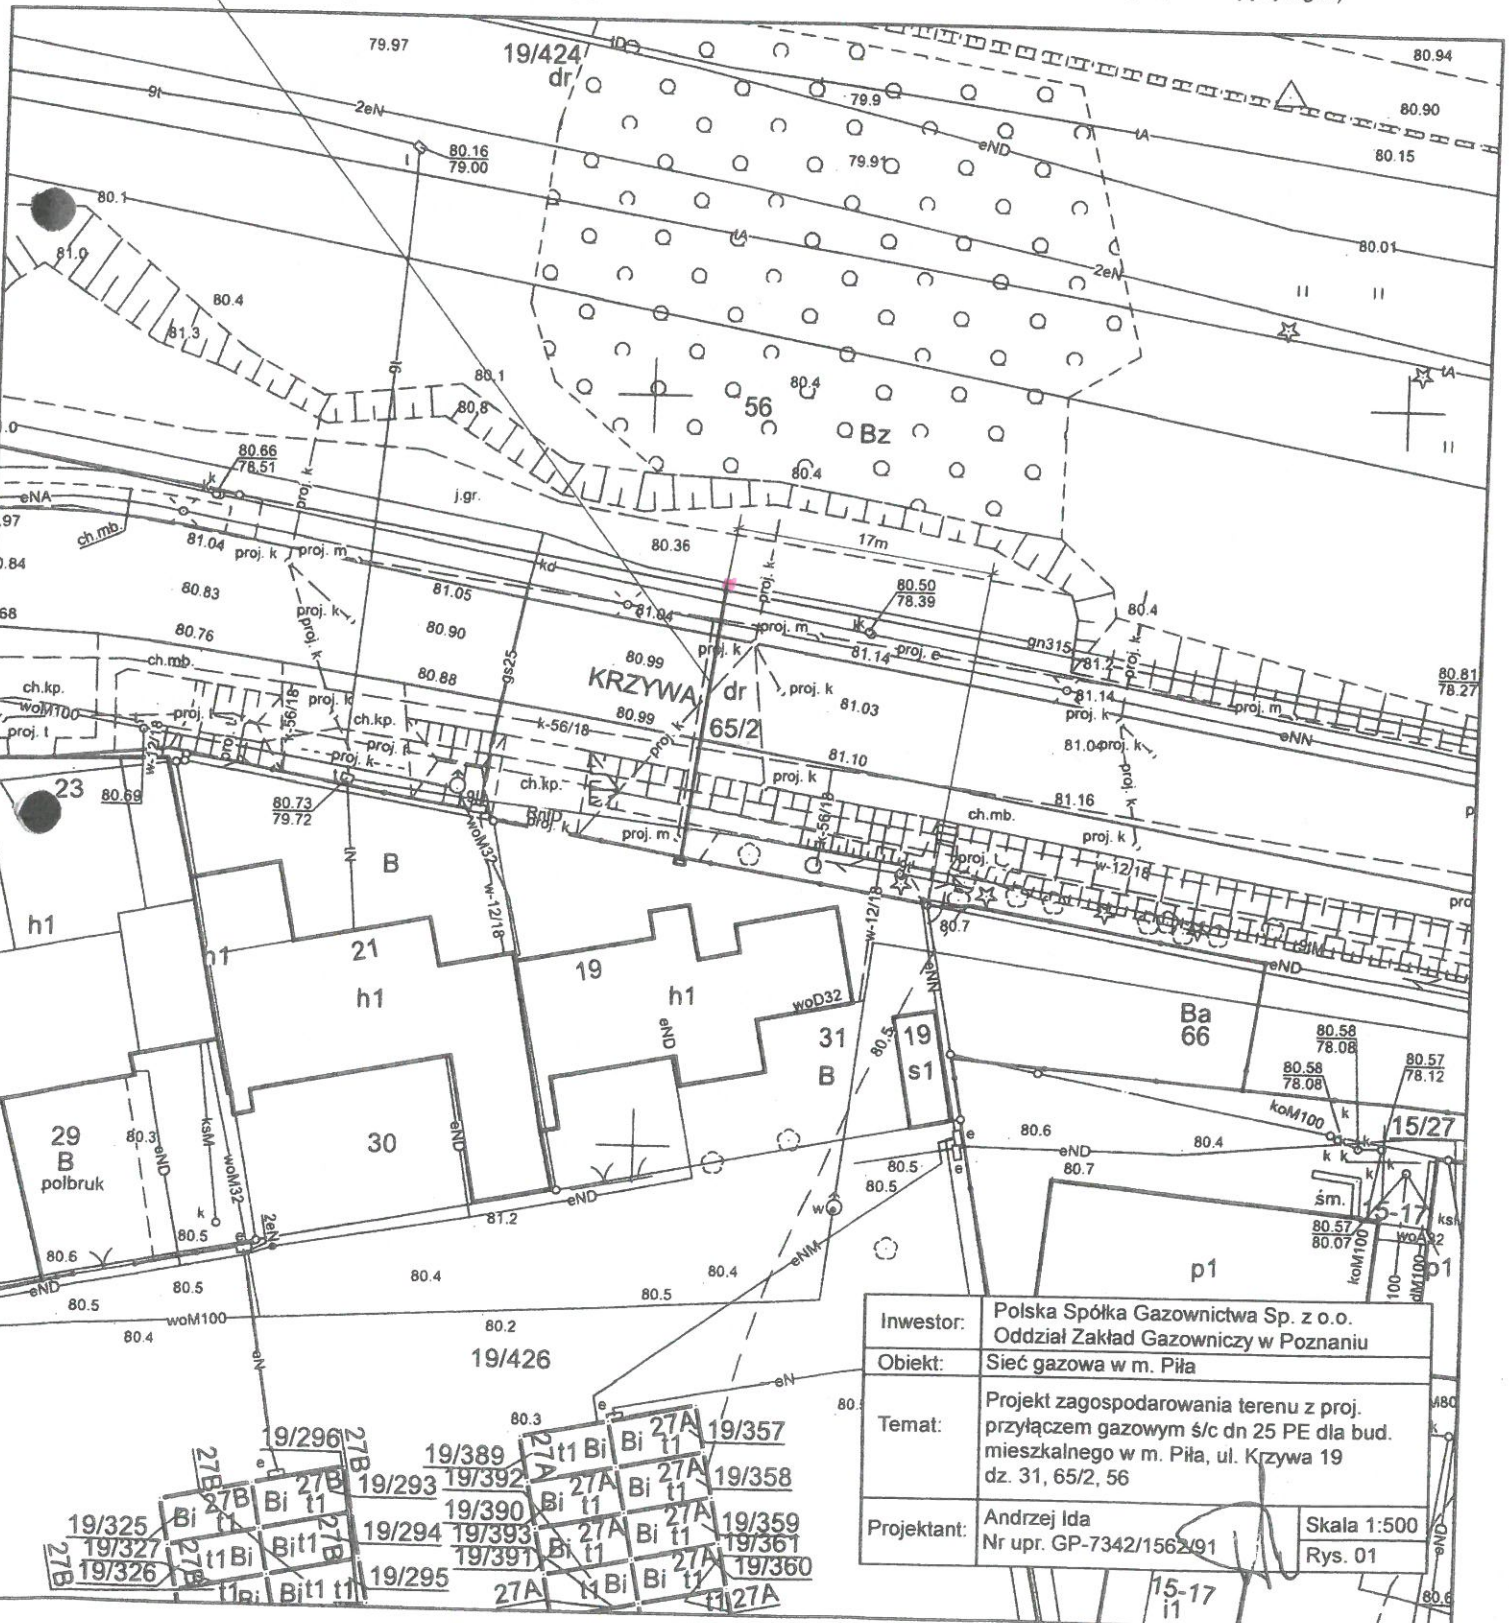

Inwestor:	Polska Spółka Gazownictwa Sp. z o.o. Oddział Zakład Gazowniczy w Poznaniu	
Obiekt:	Sieć gazowa w m. Piła	
Temat:	Projekt zagospodarowania terenu z proj. przyłączem gazowym ś/c dn 25 PE dla bud. mieszkalnego w m. Piła, ul. Krzywa 19 dz. 31, 65/2, 56	
Projektant:	Andrzej Ida Nr upr. GP-7342/1562491	Skala 1:500 Rys. 01