


ZAKĄCIENIE NR 2
DO ZARZĄDZENIA NR 1077/125/M
PREZYDENTA MIASTA PIŁY
z dnia 10.06.2014

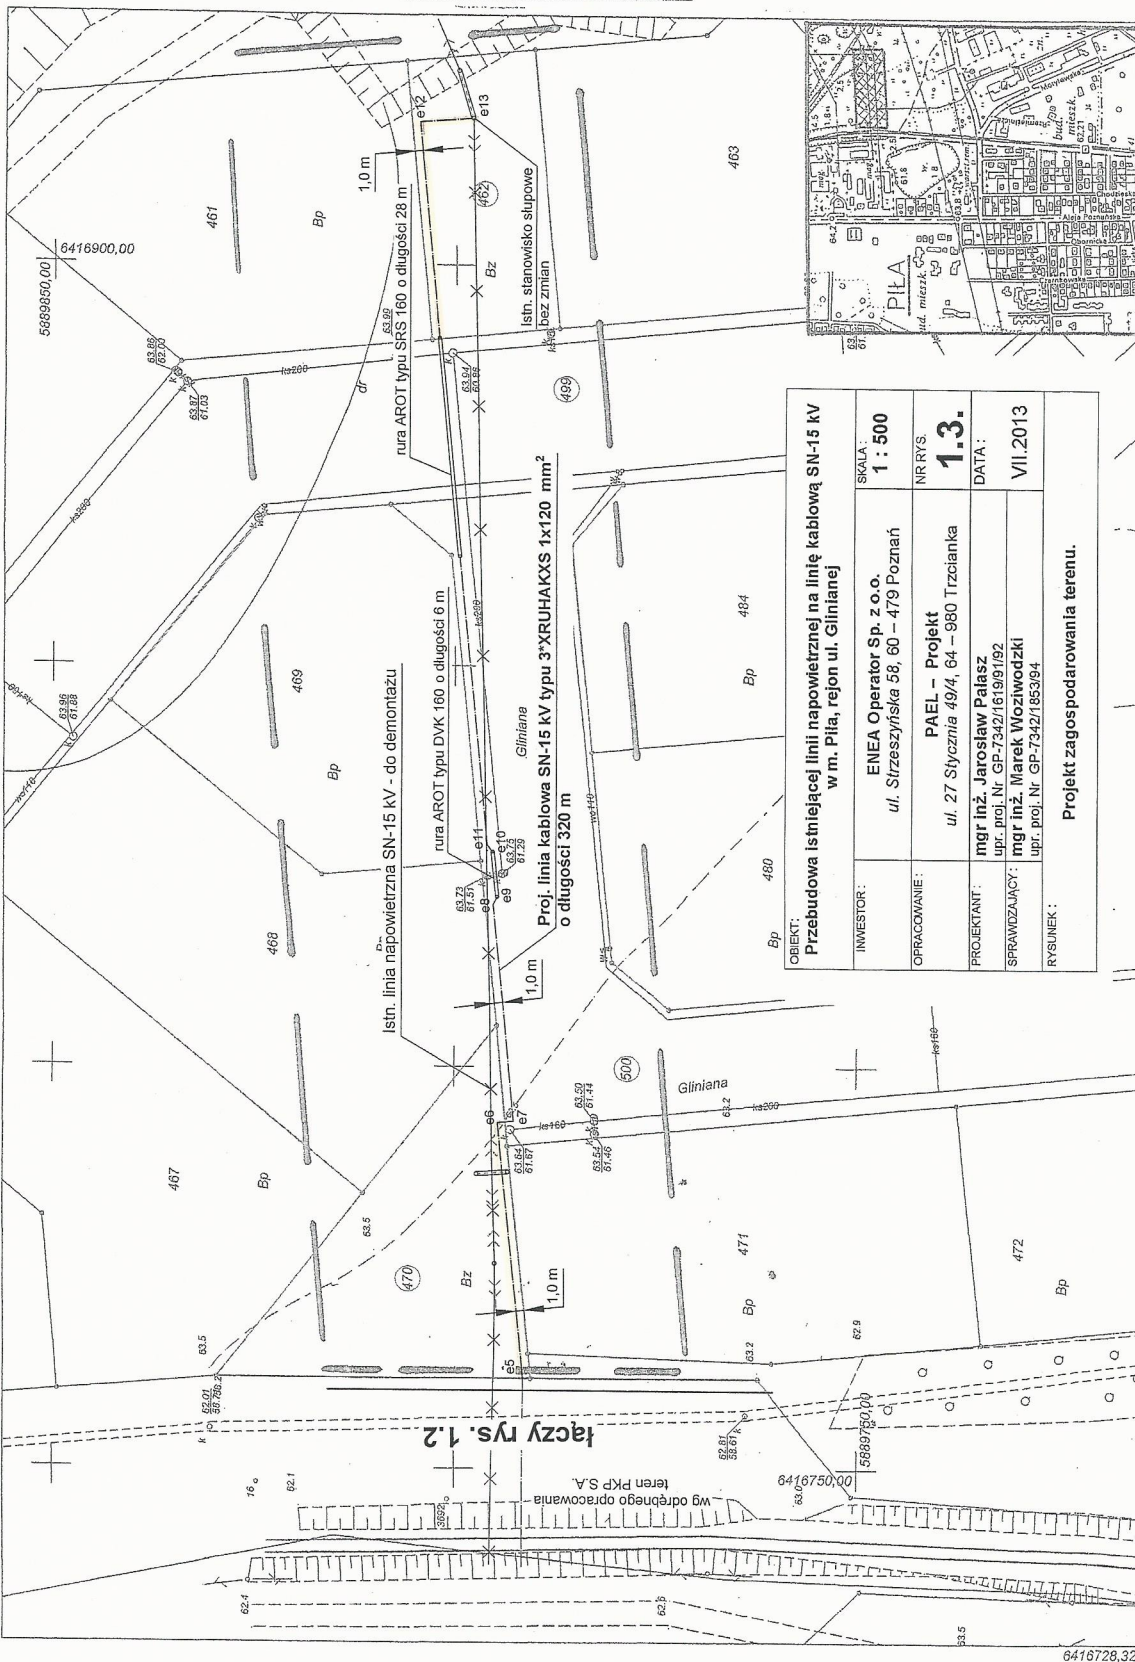

OBIEKT:	Przebudowa istniejącej linii napowietrznej na linię kablową SN-15 kV w m. Piła, rejon ul. Glinianej			
INWESTOR:	ENECA Operator Sp. z o.o.	SKALA:	1 : 500	
OPRACOWANIE:	ul. Strzeszyńska 58, 60 - 479 Poznań	NR RYS.	1.3.	
PROJEKTANT:	PAEL - Projekt	DATA:	VI.2013	
SPRAWDZAJĄCY:	mgr inż. Jarosław Pałasz upr. proj. Nr. GP-7342/161991/92	RYSUNEK:	Projekt zagospodarowania terenu.	
	mgr inż. Marek Woźniowski upr. proj. Nr. GP-7342/1853/94			

MAPA DO CELOW PROJEKTOWYCH			
Kopia mapy zasadniczej			
Oznaczenie kancelaryjne zgłoszenia pracy geodezyjnej	DZ	KERG	
Godło mapy	S.193.10.04.11	414/2013	120-36/2013
Nazwa miejscowości: Piła			
Pokozenie: ul. Gliniana			
Jednostka ewidencyjna	301901_1	Piła	
Identyfikator		0036	
Identyfikator		Piła	
Identyfikator		1500	
Skala mapy		2000/6	
Opis obiektu		[Kronsztaht	
Nazwa układu współrzędnych			
Układ wysokości			
Znaczenie granic obszaru, który był przedmiotem aktualizacji			
Informacje o służebnościach gruntowych mających wpływ na zagospodarowanie gruntów, zlokalizowanych w granicach projektowanej inwestycji *)		Nie badano	
Data opracowania mapy	07.06.2013		
*) Należy podać skrótowy opis służebności gruntowej wraz ze sposobem jej ograniczenia na mapie, a w przypadku kiedy nie wykonano ustalenia obciążeń służebności - zamieścić stosowną informację			

Stara Piła
Urząd Miejski w Piłce
Wydział Geodezji i Kartografii w Piłce
Widokowa ul. Gliniana - 301901_1
Skala 1:500, Nr rys. 1.3.
Projekt zagospodarowania terenu

2013-06-10
Inżynier architekt, projektant, starosta
Marek Woźniowski