


Załącznik nr 3
 do Zarządzenia nr 1077 (25)/14
 Prezydenta Miasta Piły
 z dnia 10.06.2014

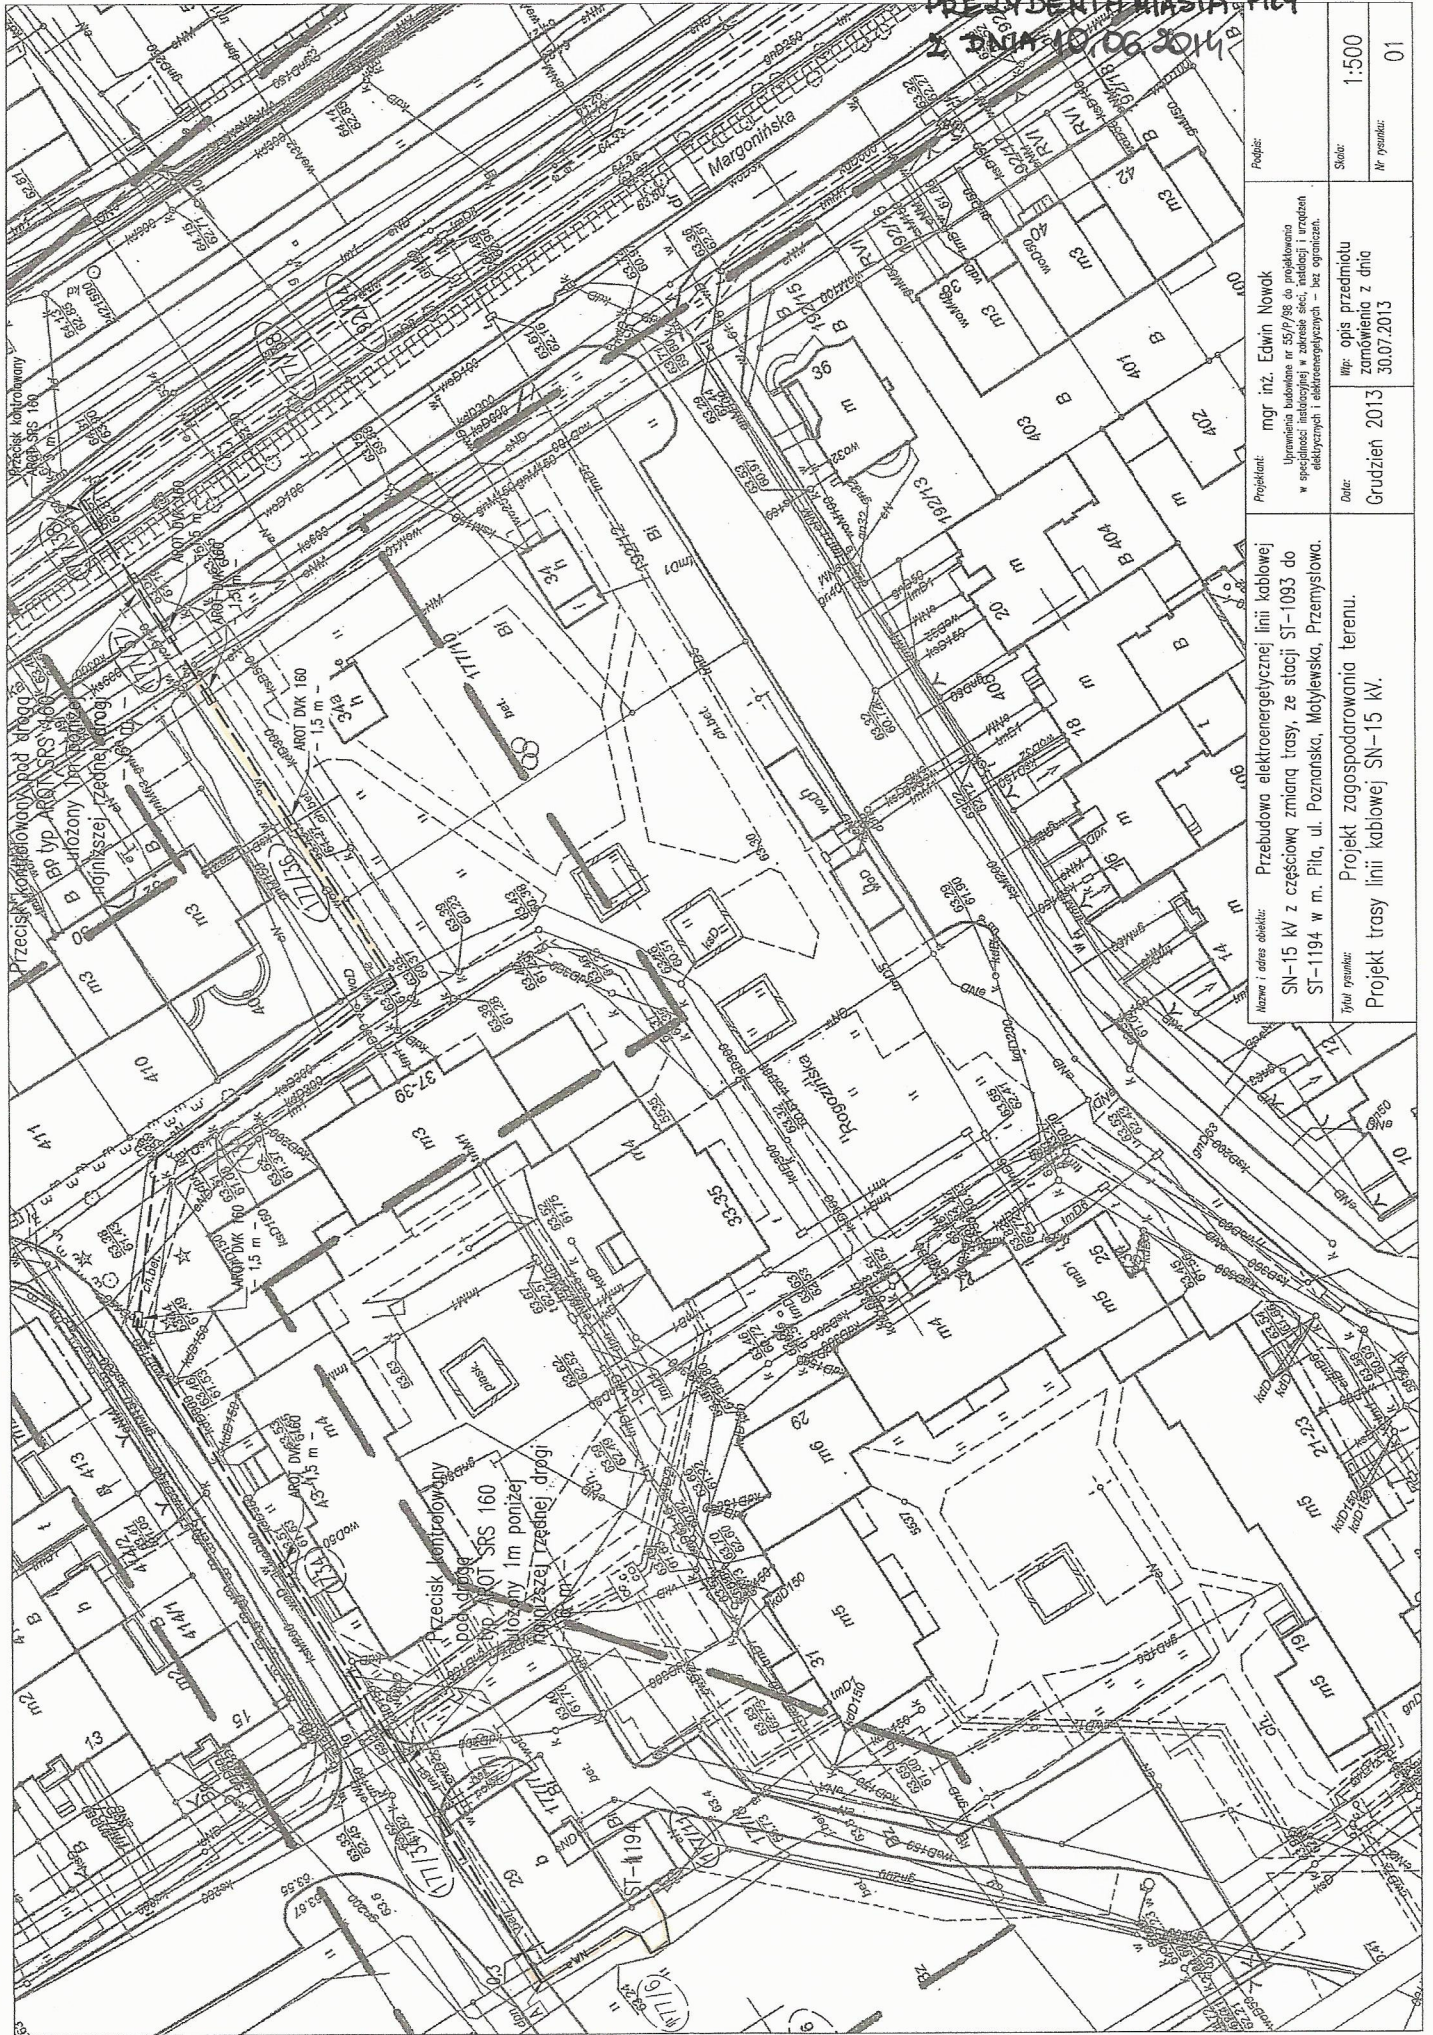

Nazwa i adres obiektu: Przebudowa elektroenergetycznej linii kablowej SN-15 kV z częścią zmienną trasy, ze stacji ST-1093 do ST-1194 w m. Piła, ul. Poznańska, Mołysłowska, Przemysłowa.		Projektant: mgr inż. Edwin Nowak Uprawnienia budowlane nr 55/79/99 do projektowania w specjalności instalacyjnej w zakresie sieci, instalacji i urządzeń elektrycznych i elektroenergetycznych – bez ograniczeń.		Skala: 1:500
Tytuł rysunku: Projekt zagospodarowania terenu. Projekt trasy linii kablowej SN-15 kV.		Data: Grudzień 2013	Mp. opis przedmiotu zamówienia z dnia 30.07.2013	
			Nr rysunku: 01	