


ZAMÓWIENIE NR 5
DO ZARZĄDZENIA NR 1021/125/14

PROJEKTANTA: H. H. H. H.
DATA: 10.06.2014

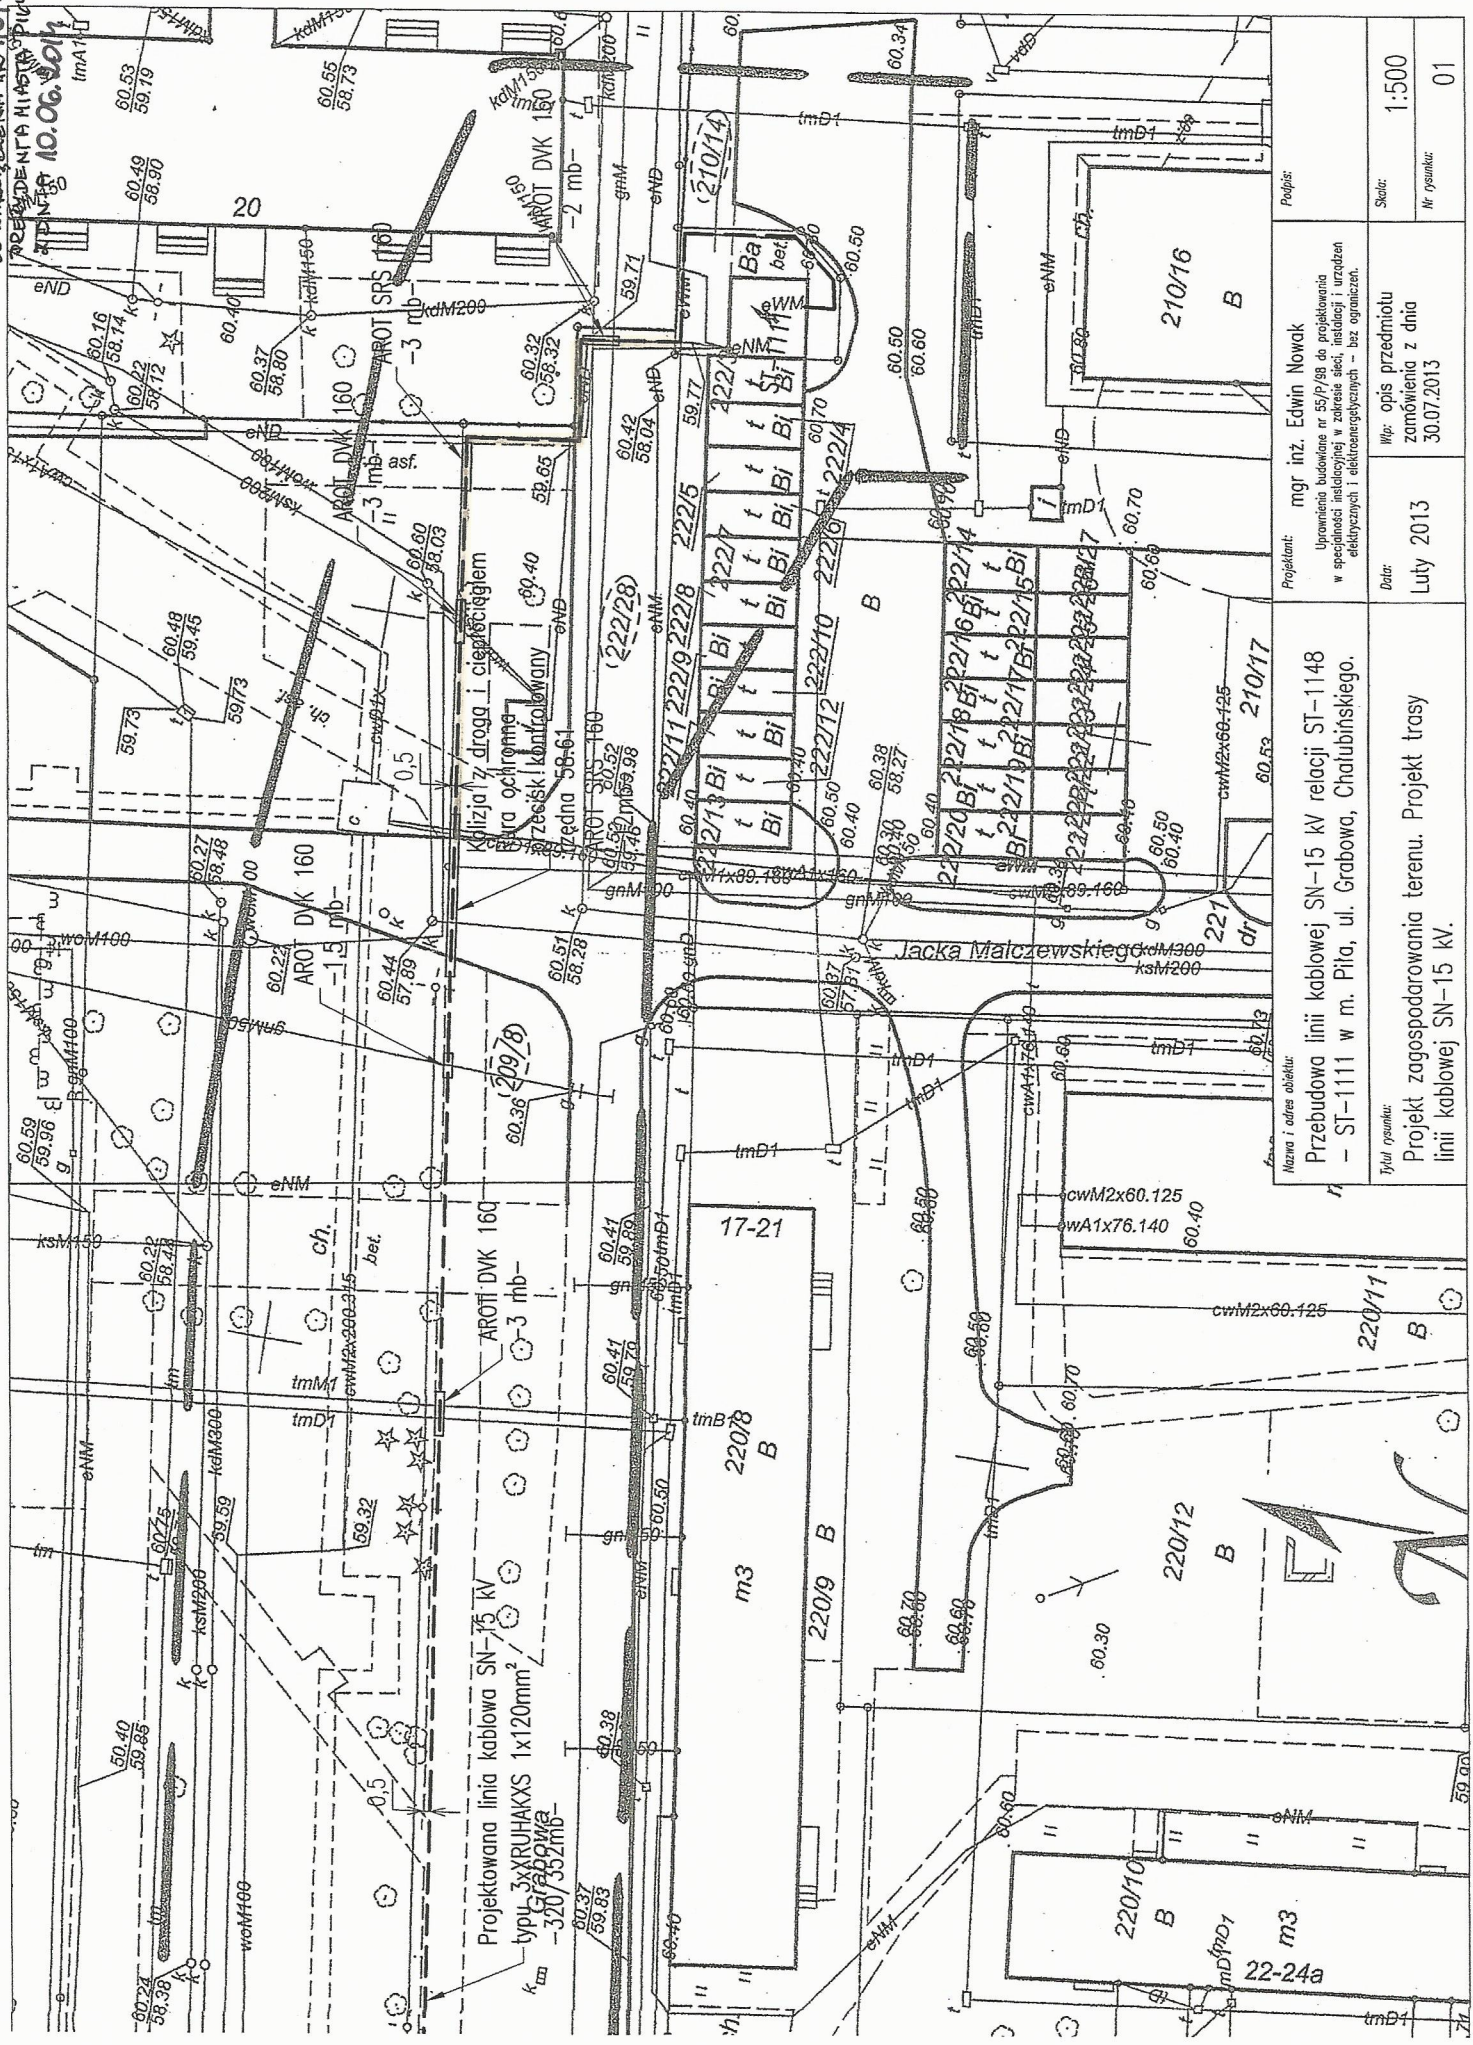

Projektowana linia kablowa SN-15 kV
typu 3XRUHAKXS 1x120mm²
Grabowa

Nazwa i adres obiektu: Przebudowa linii kablowej SN-15 kV relacji ST-1148 - ST-1111 w m. Piła, ul. Grabowa, Chaluhińskiego.		Projektant: mgr inż. Edwin Nowak Uprawnienie budowlane nr 55/P/08 do projektowania w specjalności inżynierii w zakresie sieci, instalacji i urządzeń elektrycznych i elektroenergetycznych - bez ograniczeń.		Skala: 1:500	
Tytuł rysunku: Projekt zagospodarowania terenu. Projekt trasy linii kablowej SN-15 kV.		Data: Luty 2013		Nr rysunku: 01	
		Wpł: opis przedmiotu zomówienia z dnia 30.07.2013			

